


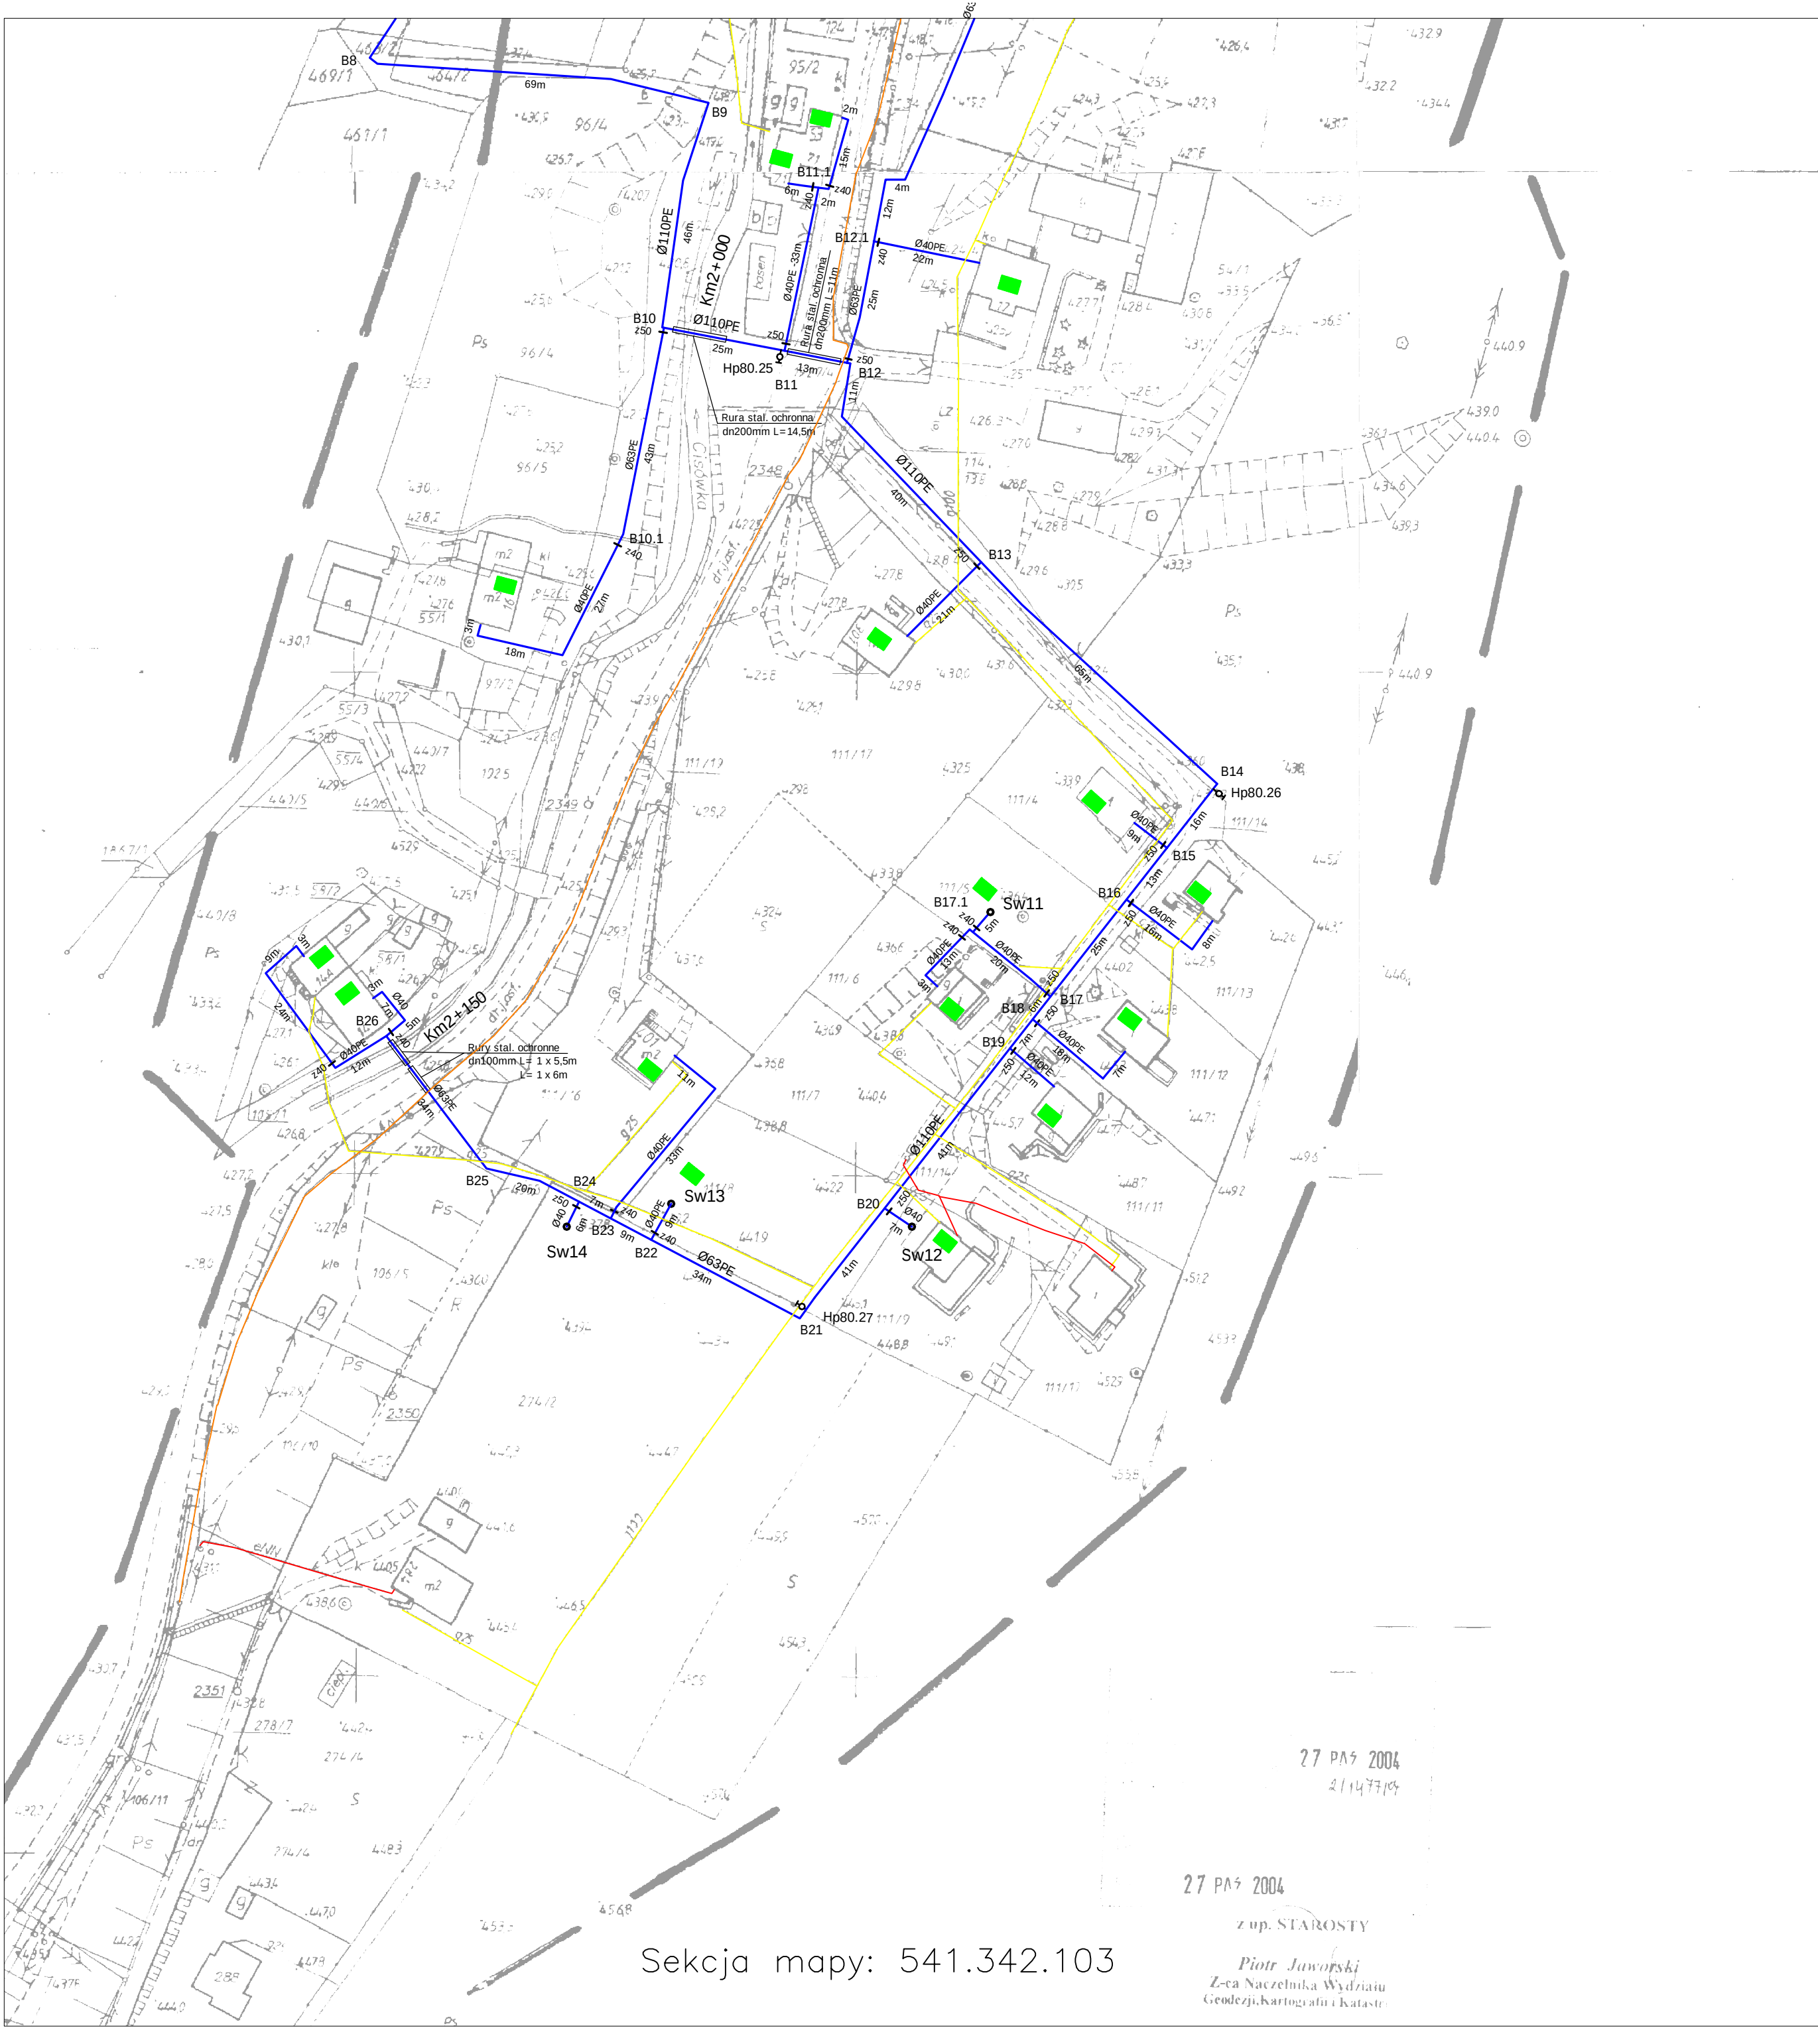



PIOTR GLAJCAR, KRZYSZTOF SOJKA,
MACIEJ WOJCIK

ul. Bobrecka 27, 43-400 Cieszyń
tel./fax: (033) 858-12-40, tel: (033) 851-39-15
e-mail: geodeci.sc.cieszyn@pro.onet.pl

NIP 548-22-51-191 REGON 072318498

Województwo śląskie
Powiat cieszyński
Gmina Goleszów
Obwód Cisownica

L.k.s.zlec. 109/2004
KERG. 2/1477/2004

AKTUALIZACJA MAPY
KOPIA MAPY ZASADNICZEJ
Sekcja Mapy – 541.342.103 Skala – 1: 1000

Granice wkreślono na podstawie operatów podziałowych oraz mapy ewidencyjnej.
Nie wyklucza się istnienia w terenie uzbrojenia podziemnego nie zgłoszonego do inwentaryzacji.

Cieszyń, dnia 14 października 2004r.

GEODETA UPRAWNIONY
K. Sojka
mjr inż. Krzysztof Sojka
Świadectwo uprawnień zawodowych
Nr 15840

STAROSTA CIESZYŃSKI
Wydział Geodezji, Kartografii i Katastru

W obszarze oznaczonym linią
dokonano aktualizacji treści mapy zasadniczej.
Dokumenty z pomiaru uzupełniono
do zasobu powiatowego w dniu
i zaewidencjonowanego pod nr

NINIEJSZA MAPA MOŻE SŁUŻYĆ
DO CELÓW PROJEKTOWYCH

Proszę o uwzględnienie w projekcie
podlegającym wytyczeniu i umieszczeniu (przekonywaniu) przez jednostki
uprawnione do wykonywania takich czynności

Cieszyń, dn. 27 PAZ 2004

z up. STAROSTY
Piotr Jaworski
Z-ca Naczelnika Wydziału
Geodezji, Kartografii i Katastru

- LEGENDA:**
- proj. wodociąg
 - proj. kabel energetyczny
 - istn. gazociąg
 - istn. kable energetyczne
 - istn. kable telekomunikacyjne
 - istn. kanalizacja sanitarna
- P1, P2** - proj. pompownie sieciowe przy zbiornikach wody

Sekcja mapy: 541.342.103

27 PAZ 2004
21/1477/04
z up. STAROSTY
Piotr Jaworski
Z-ca Naczelnika Wydziału
Geodezji, Kartografii i Katastru

541.342.101
541.342.103

Objekt: Wodociąg dn110mm PE z przyłączami	
Adres: Cisownica - Gołaźń	
Nazwa rys.: Plan sytuacyjny IV	
Projektował:	Skala: 1:1000
	Branża: IS
	Data: 11.2004r.
Investor: Gmina Goleszów 43 440 Goleszów ul. 1 Maja 5	Rvs. nr 3.4