


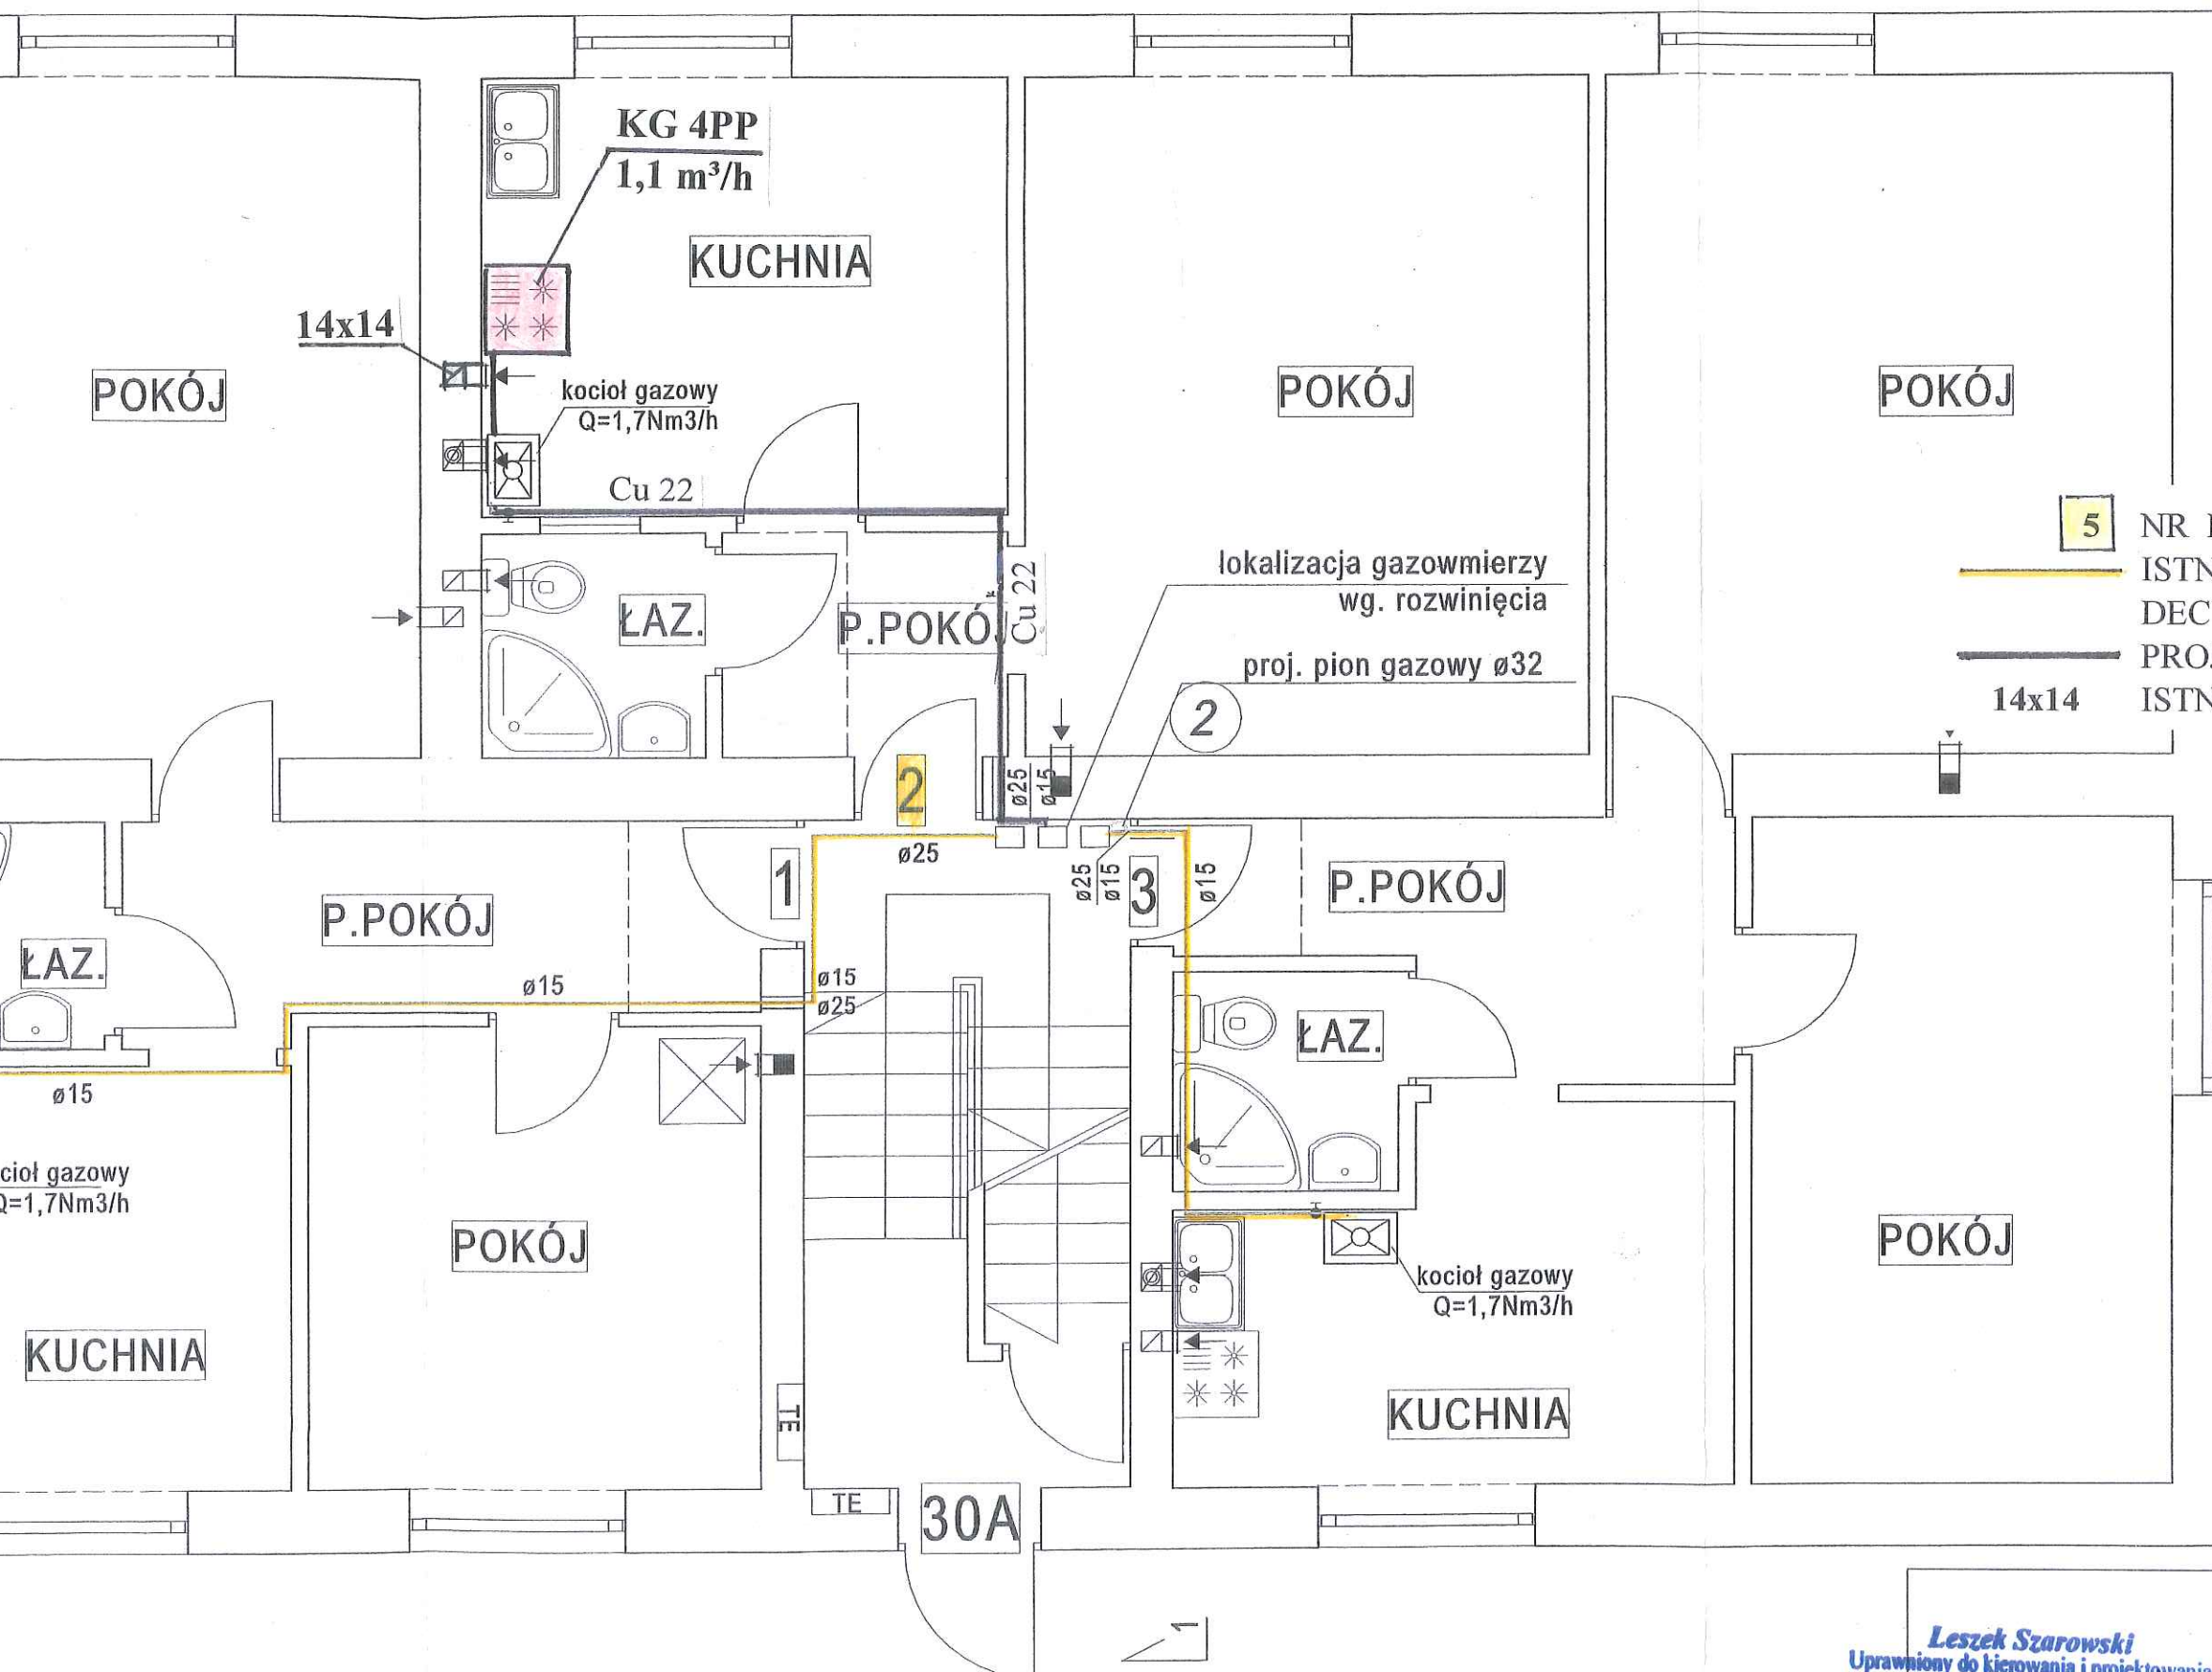

5

NR MIESZKANIA

ISTN. OPRACOWANIE PROJEKTOWE

DECYZJA NR 645, WB.6740.576.2018.DP

PROJEKTOWANA ROZBUDOWA INSTALACJI

14x14 ISTNIEJACY KANAŁ WENTYLACYJNY W CM

14x14

POKÓJ

KUCHNIA

P.POKÓJ

ŁAZ.

POKÓJ

KUCHNIA

P.POKÓJ

ŁAZ.

KUCHNIA

KG 4PP
1,1 m³/h

kocioł gazowy
Q=1,7Nm³/h

Cu 22

ŁAZ.

P.POKÓJ

Cu 22

lokalizacja gazowmierzy
wg. rozwinięcia

proj. pion gazowy ø32

kocioł gazowy
Q=1,7Nm³/h

Leszek Szarowski
Uprawniony do kierowania i projektowania
w specjalności instalacyjno-inżynierskiej
w zakresie instalacji sanitarnych
Nr ewiden. 70 / G / 85


Nazwa i adres odbiorcy:
BUDYNEK MIESZKALNY
WIELORODZINNY
43-440 CISOWNICA, UL. CISOWA 32


Tytuł : ROZBUDOWA WEWNĘTRZNEJ
INSTALACJI GAZOWEJ W MIESZKANIU
NR 2,8,6
RZUT PARTERU

Data:
11.2018

Skala:
1 : 50

Nr rys:
G - 2

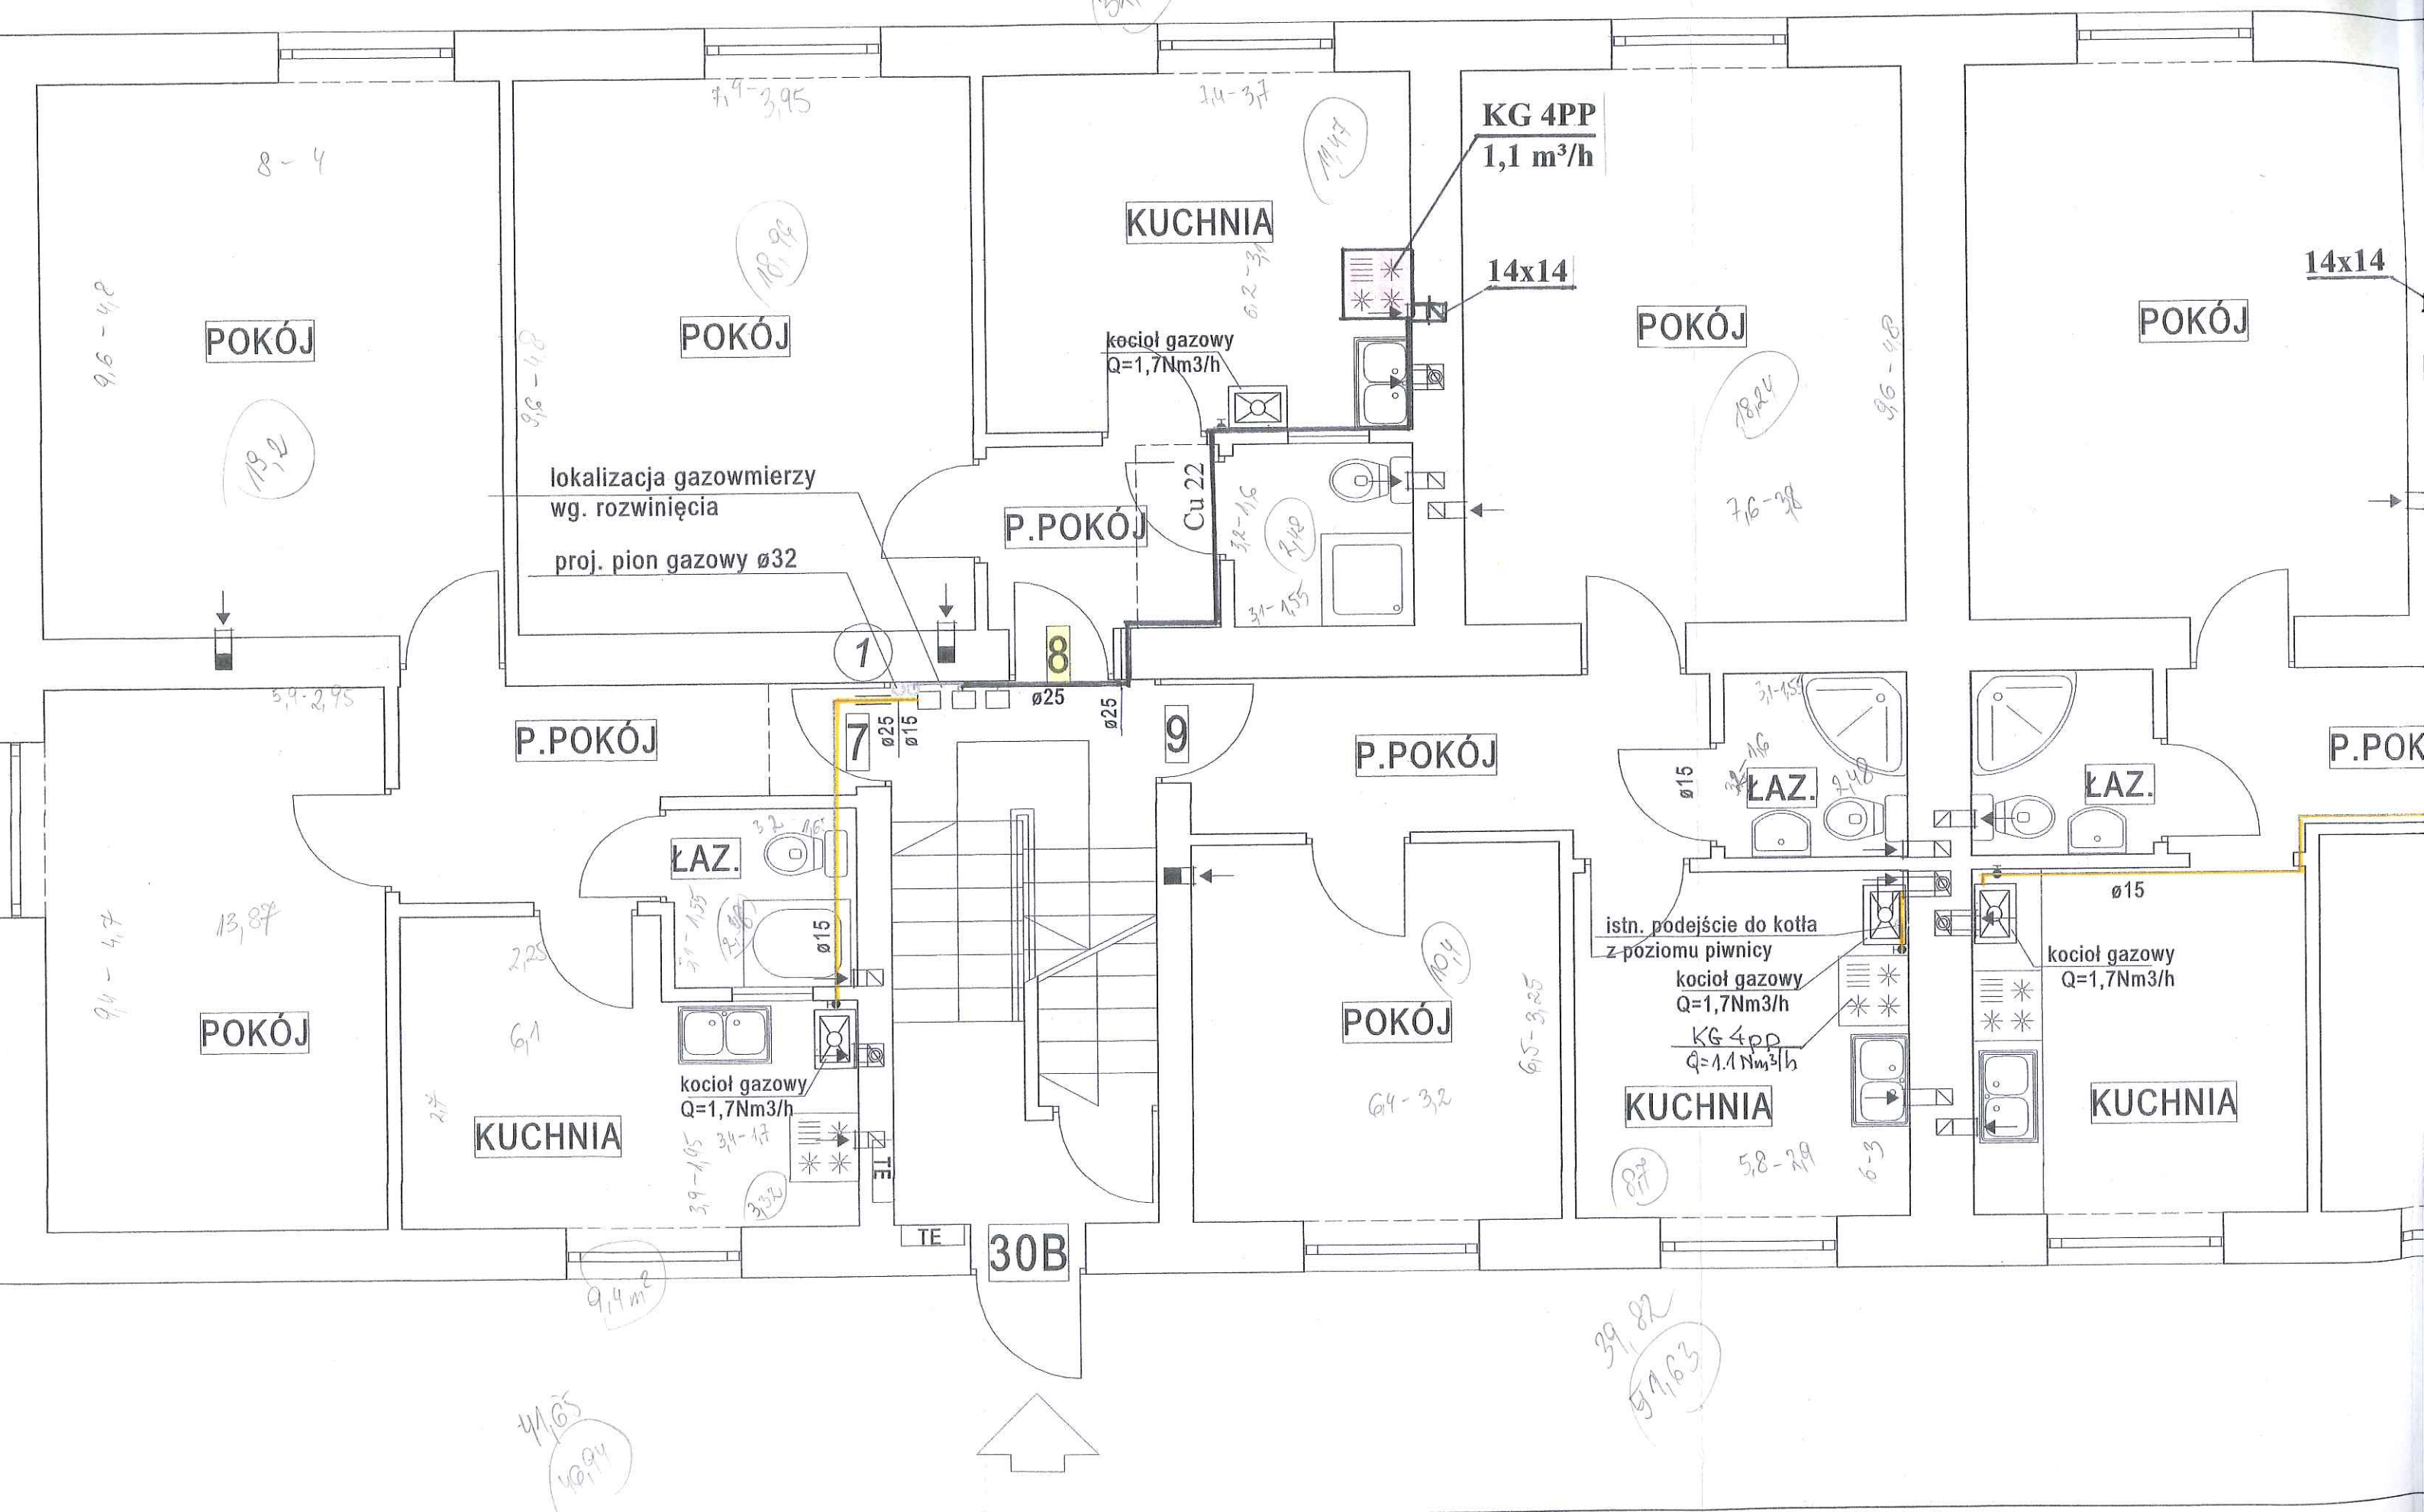

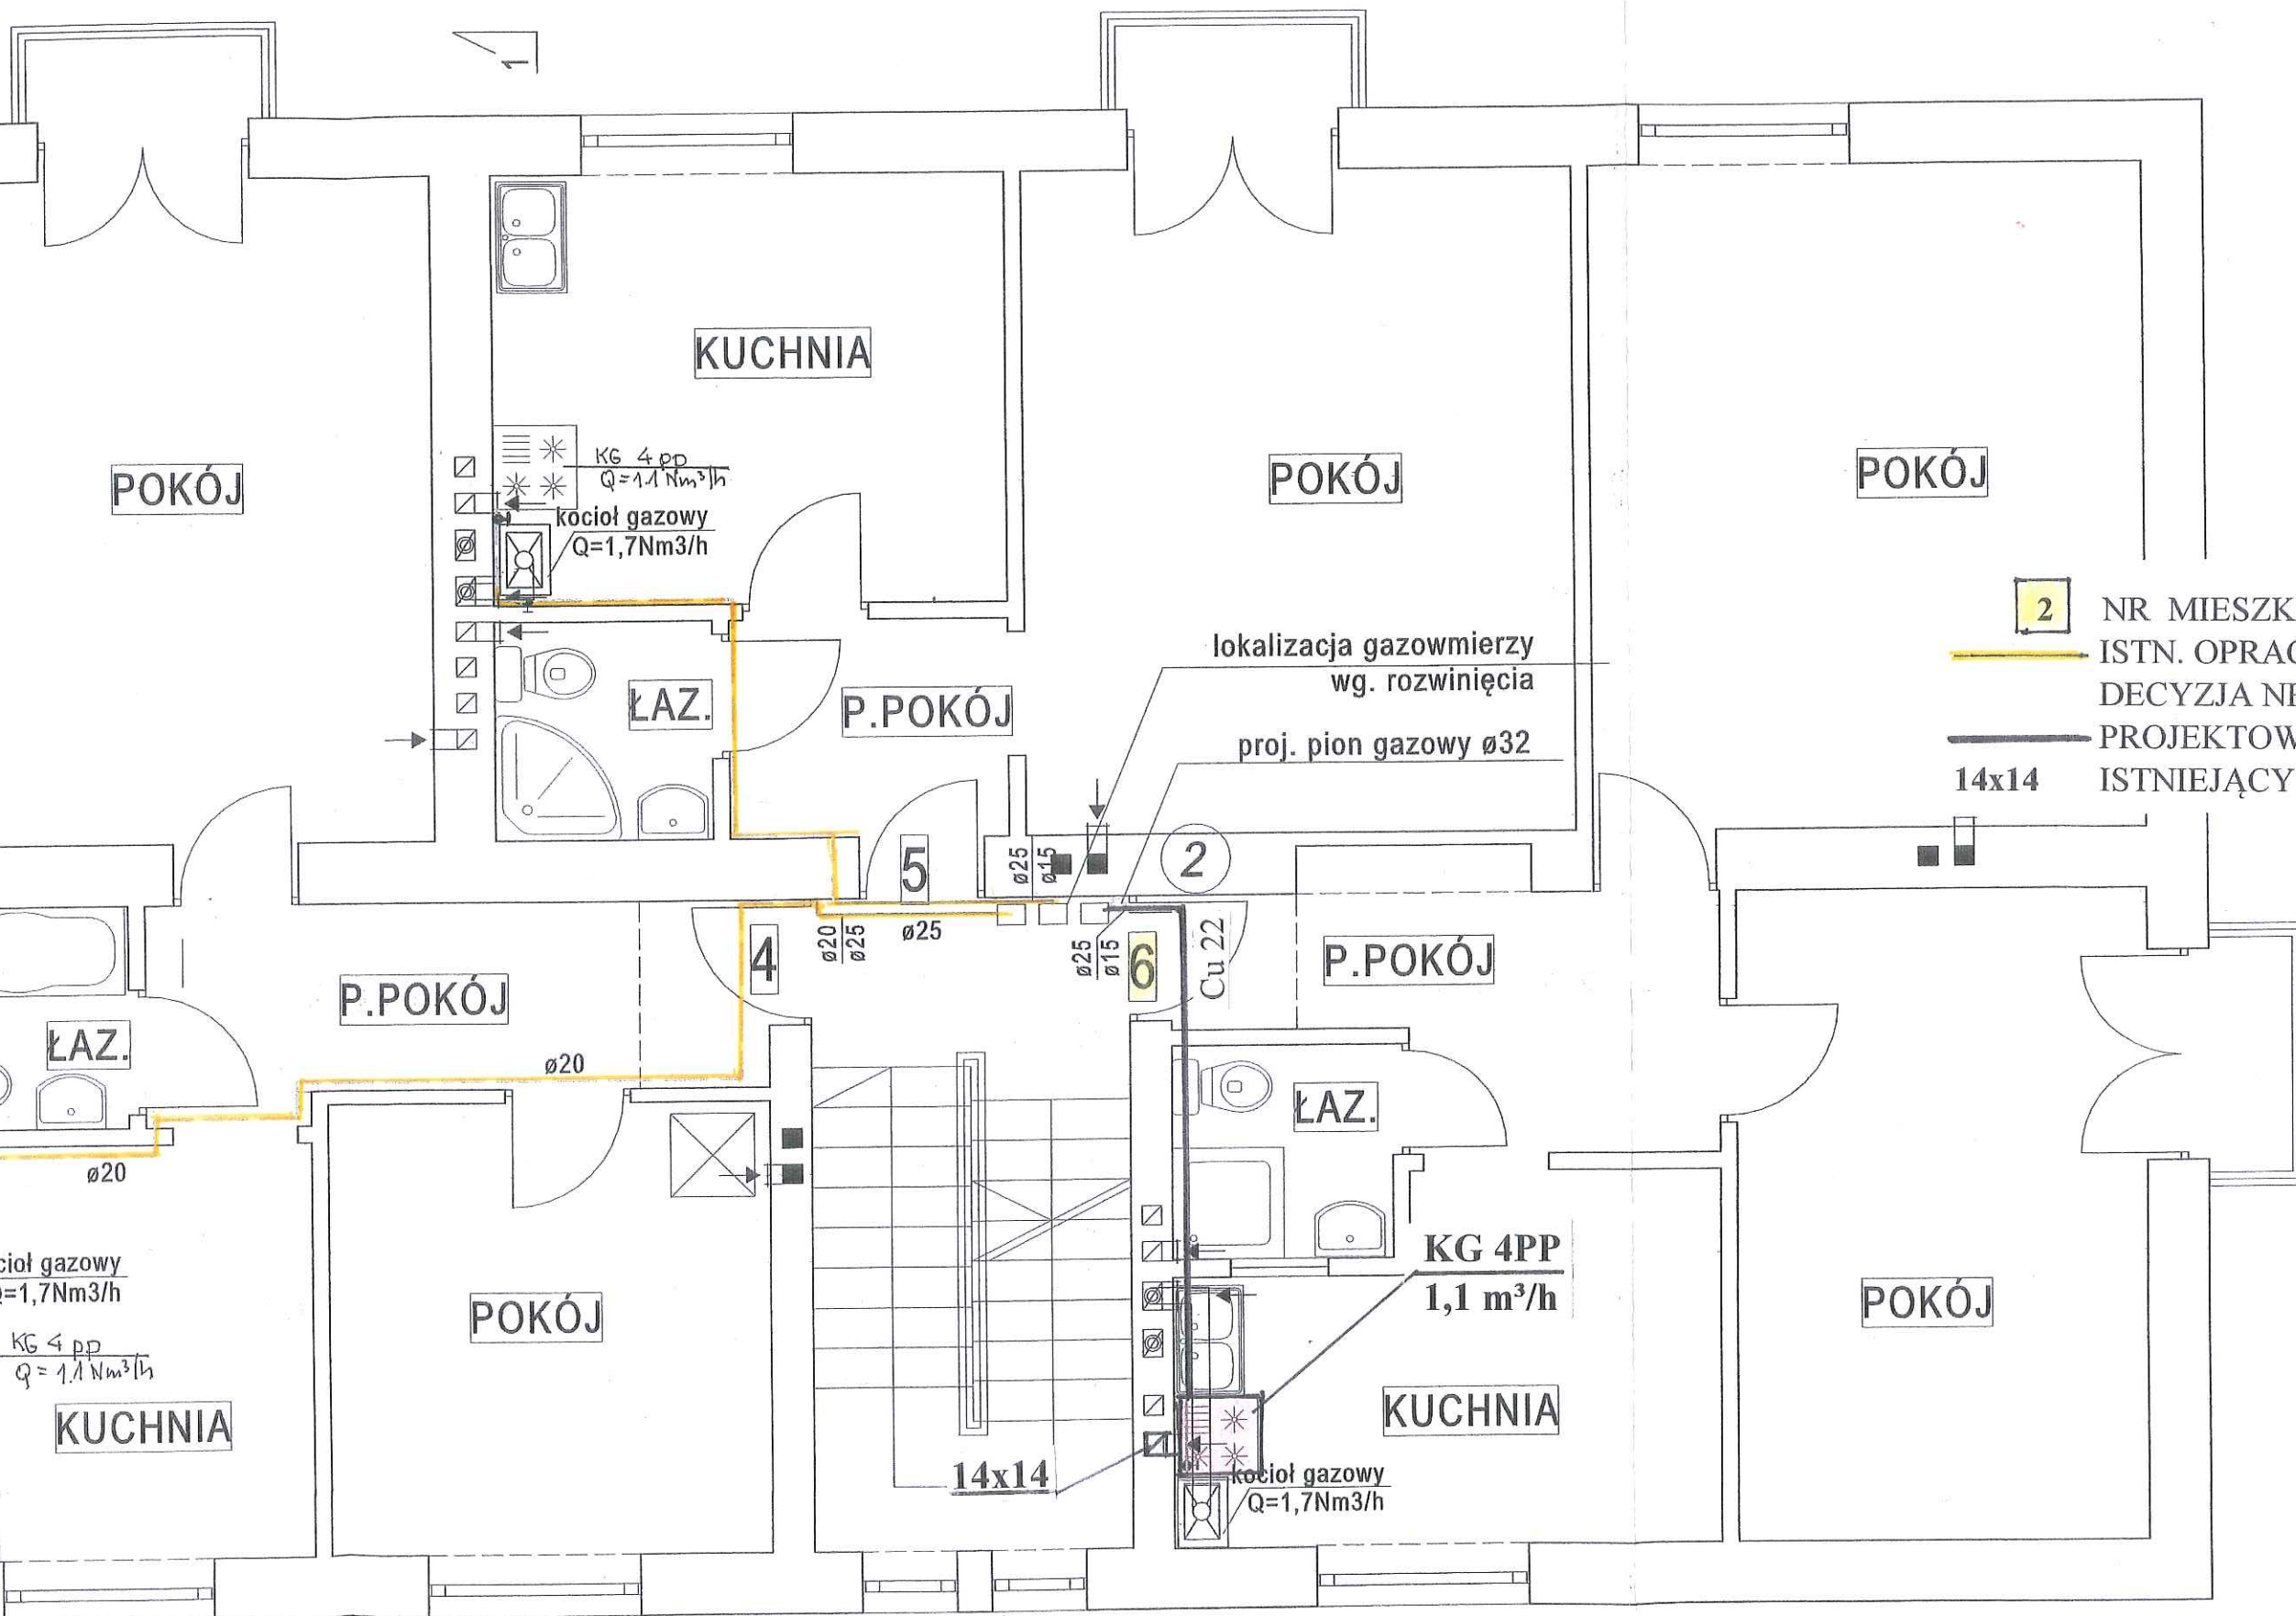

- 2 NR MIESZKANIA
 ISTN. OPRACOWANIE PROJEKTOWE
 DECYZJA NR 635, WB.6740.578.2018.DP
 PROJEKTOWANA ROZBUDOWA INSTALACJI
 14x14 ISTNIEJĄCY KANAŁ WENTYLACYJNY W CM


Leszek Szarowski
 Uprawniony do kierowania i projektowania
 w specjalności instalacyjno-inżynierskiej
 w zakresie instalacji sanitarnych
 Nr ewiden. 70/G/85


Nazwa i adres odbiorcy:
 BUDYNEK MIESZKALNY
 WIELORODZINNY
 43-440 CISOWNICA, UL. CISOWA 32
 Tytuł / : ROZBUDOWA WEWNĘTRZNEJ
 INSTALACJI GAZOWEJ W MIESZKANIU
 NR 2,8,6
 RZUT PIĘTRA

Data:
 11.2018

Skala:
 1 : 100

Nr rys:
 G - 3

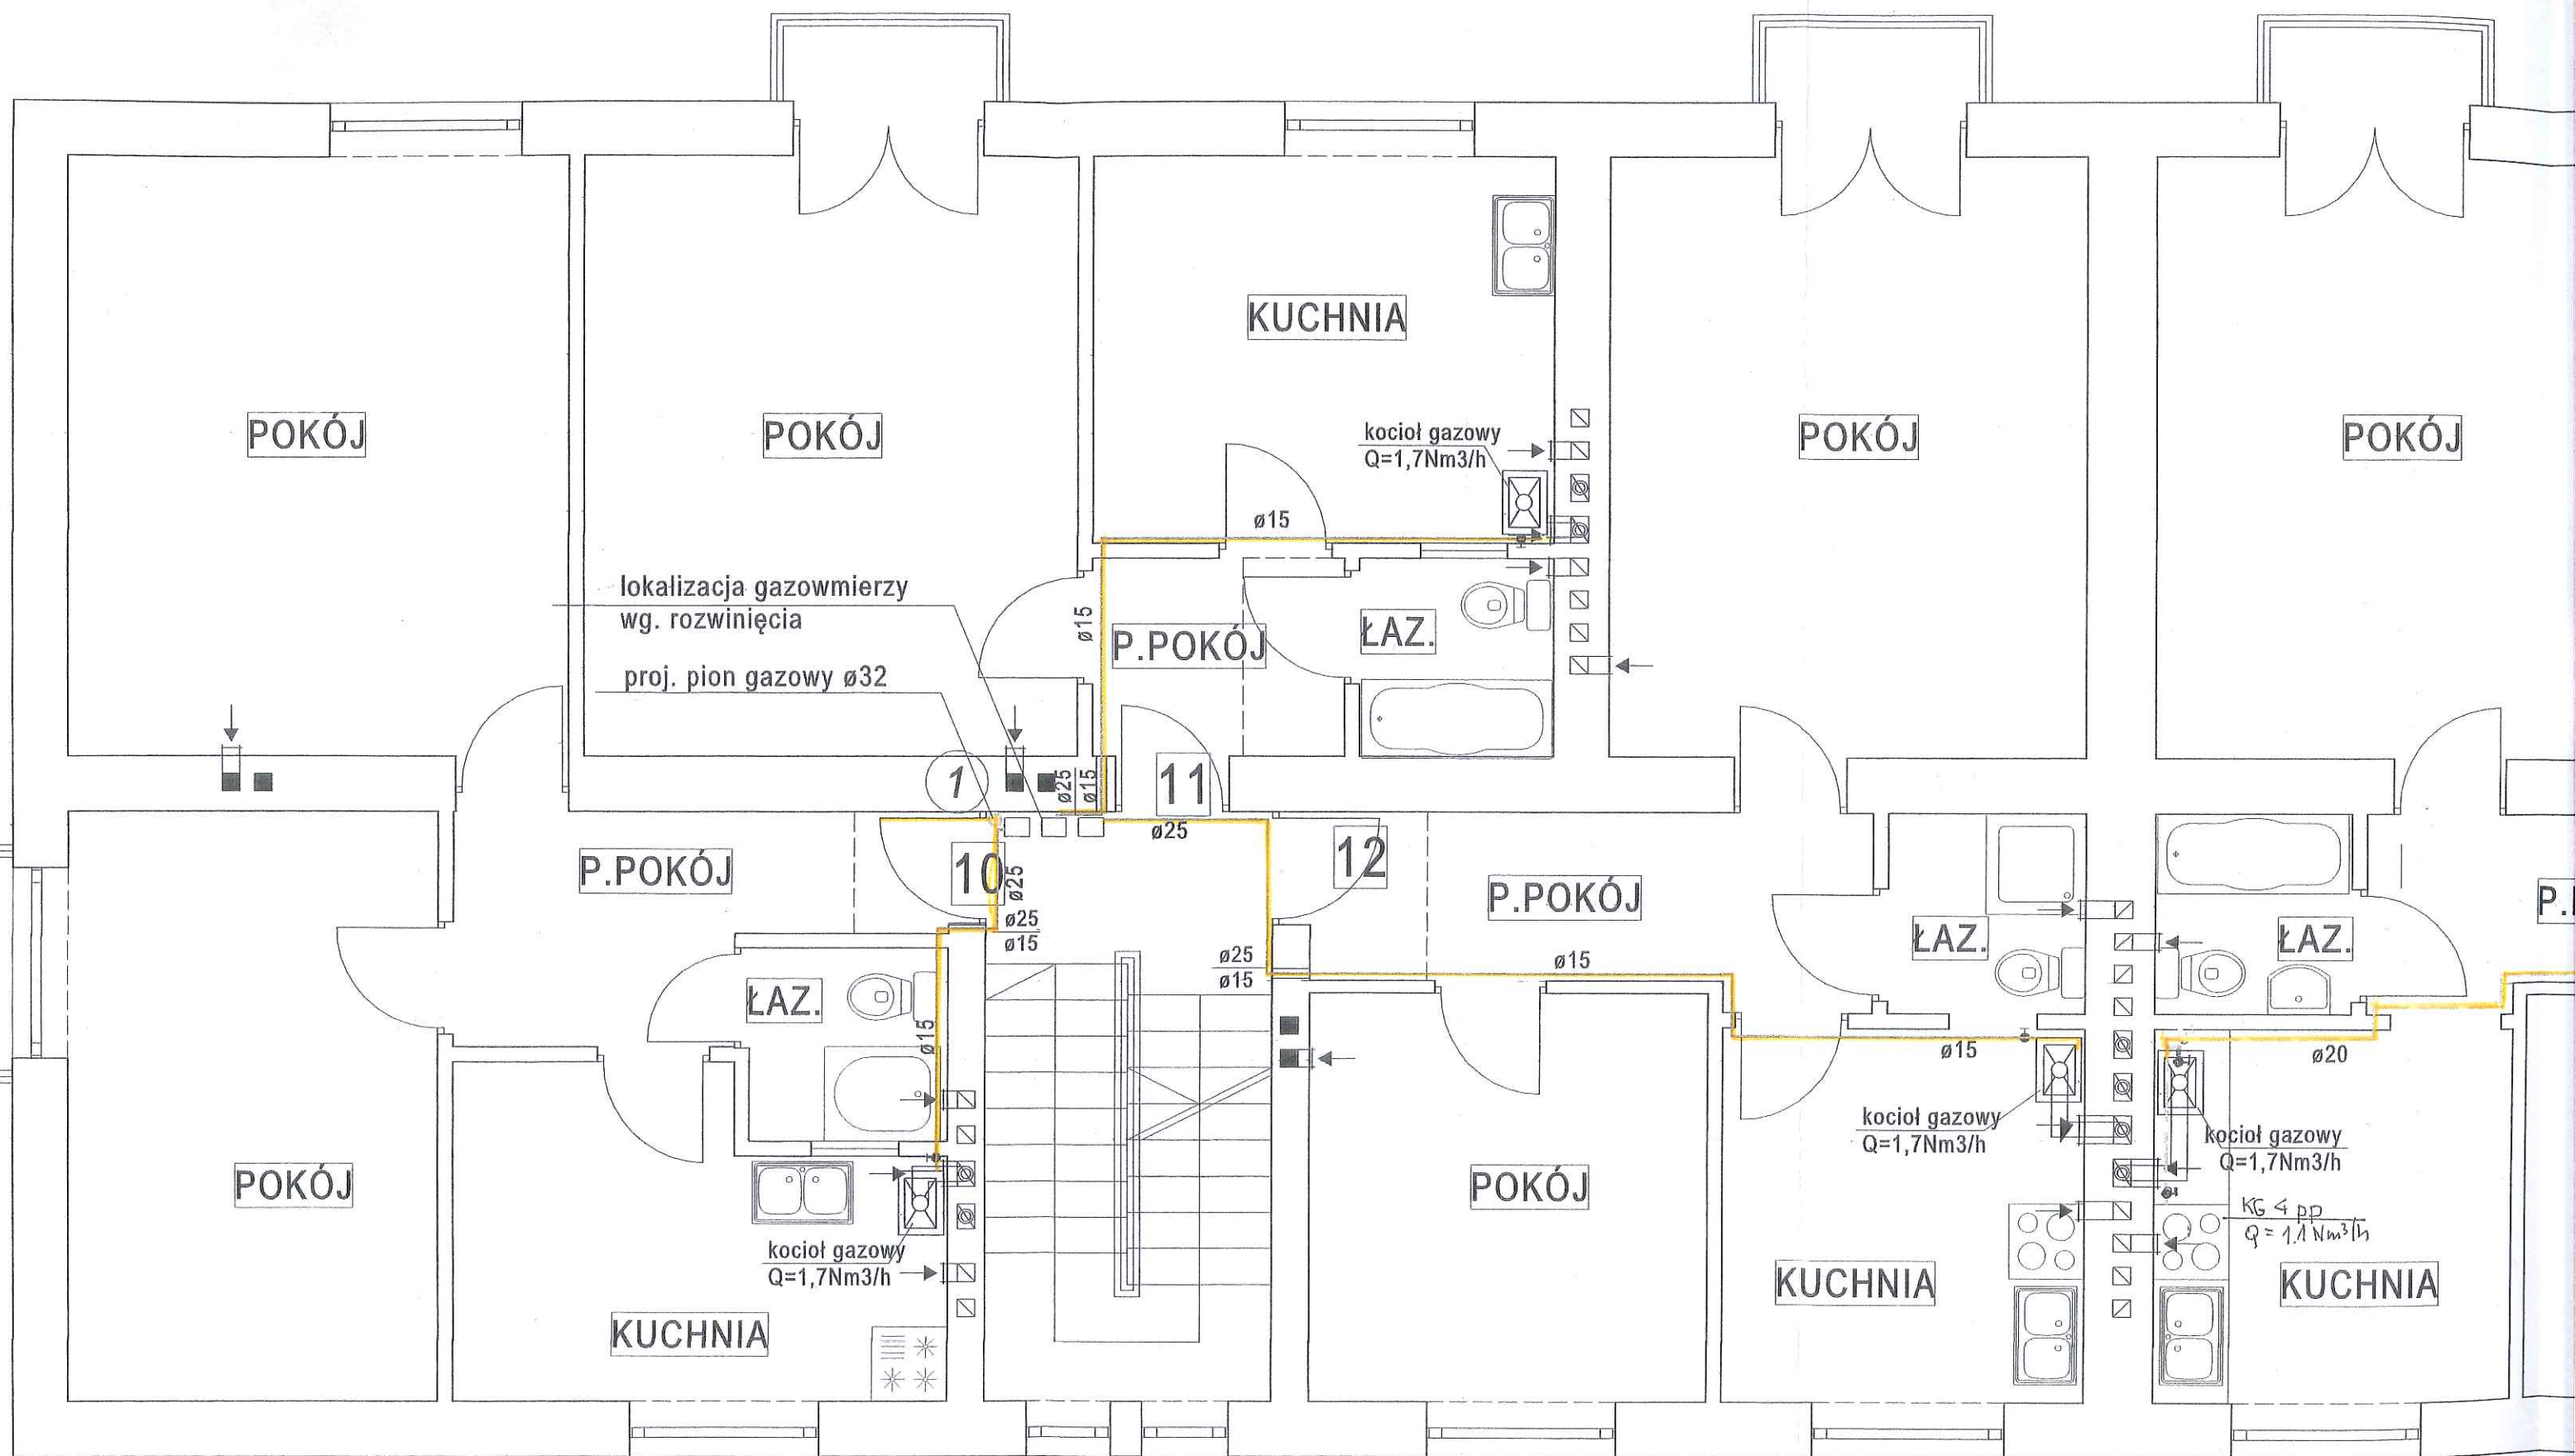

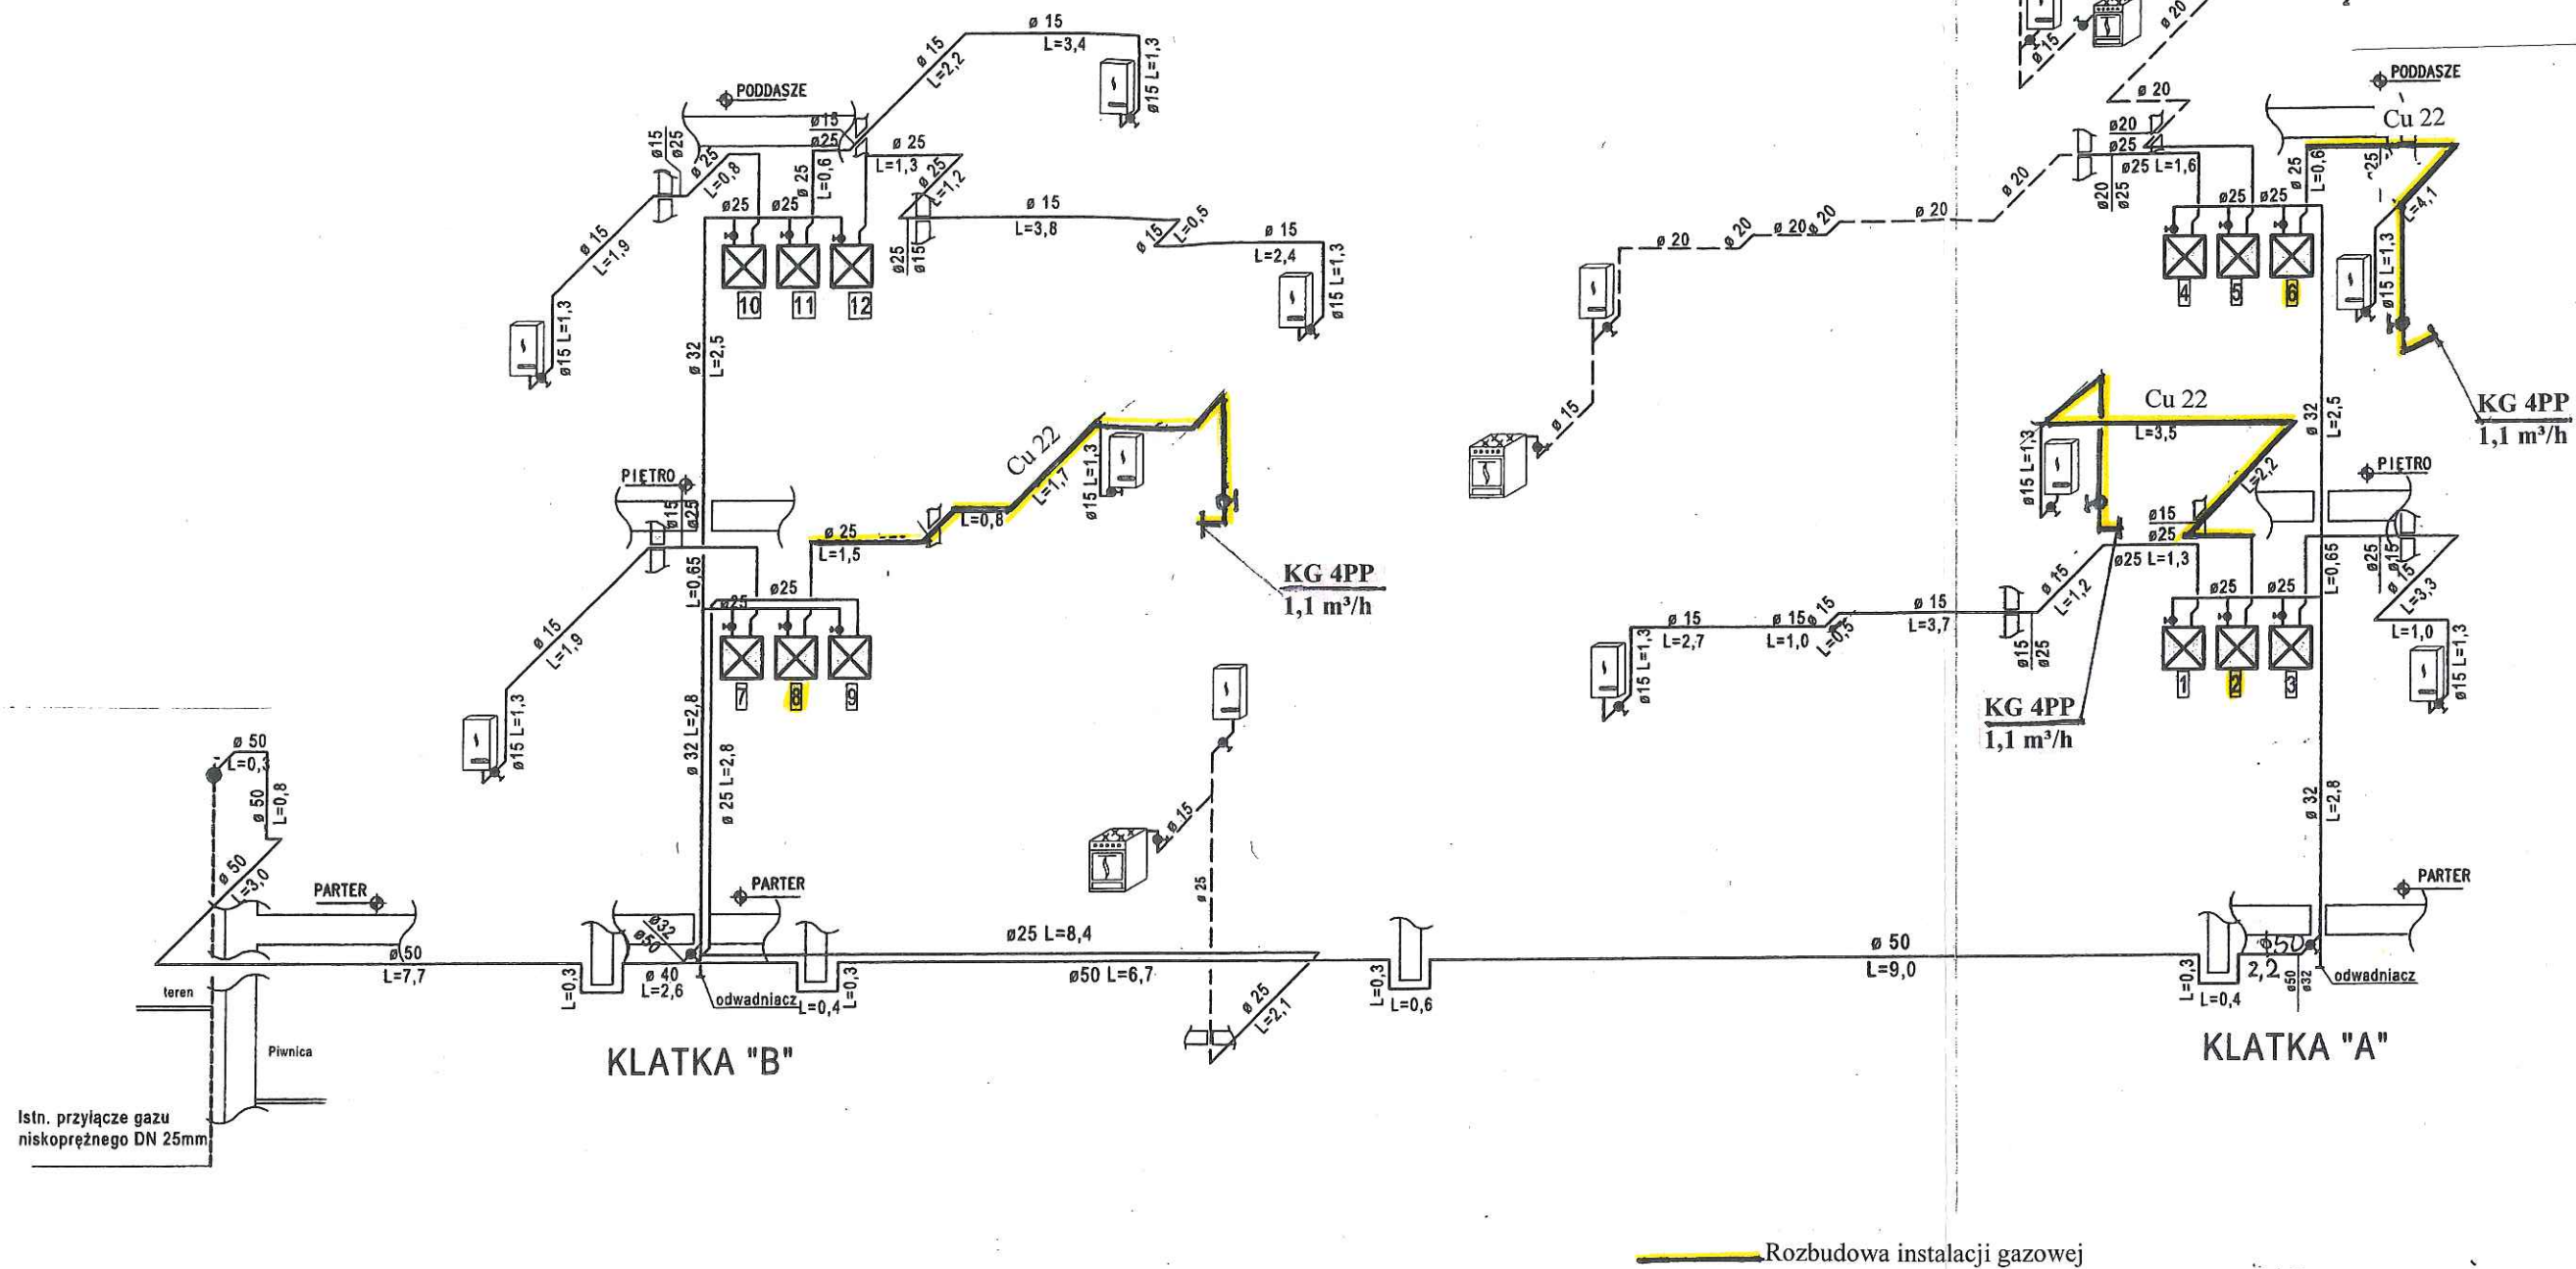

Leszek Szarowski
 Uprawniony do kierowania i projektowania
 w specjalności instalacyjno-inżynierskiej
 w zakresie instalacji sanitarnych
 Nr ewiden. 70 / G / 85

Nazwa i adres odbiorcy:
 BUDYNEK MIESZKALNY
 WIELORODZINNY
 43-440 CISOWNICA, UL. CISOWA 32
 Tytuł: ROZBUDOWA WEWNĘTRZNEJ
 INSTALACJI GAZOWEJ W MIESZKANIU
 NR 2,8,6
 ROZWINIĘCIE INSTALACJI

Data:
 11.2018
 Skala:
 1 : 100
 Nr rys:
 G -4