



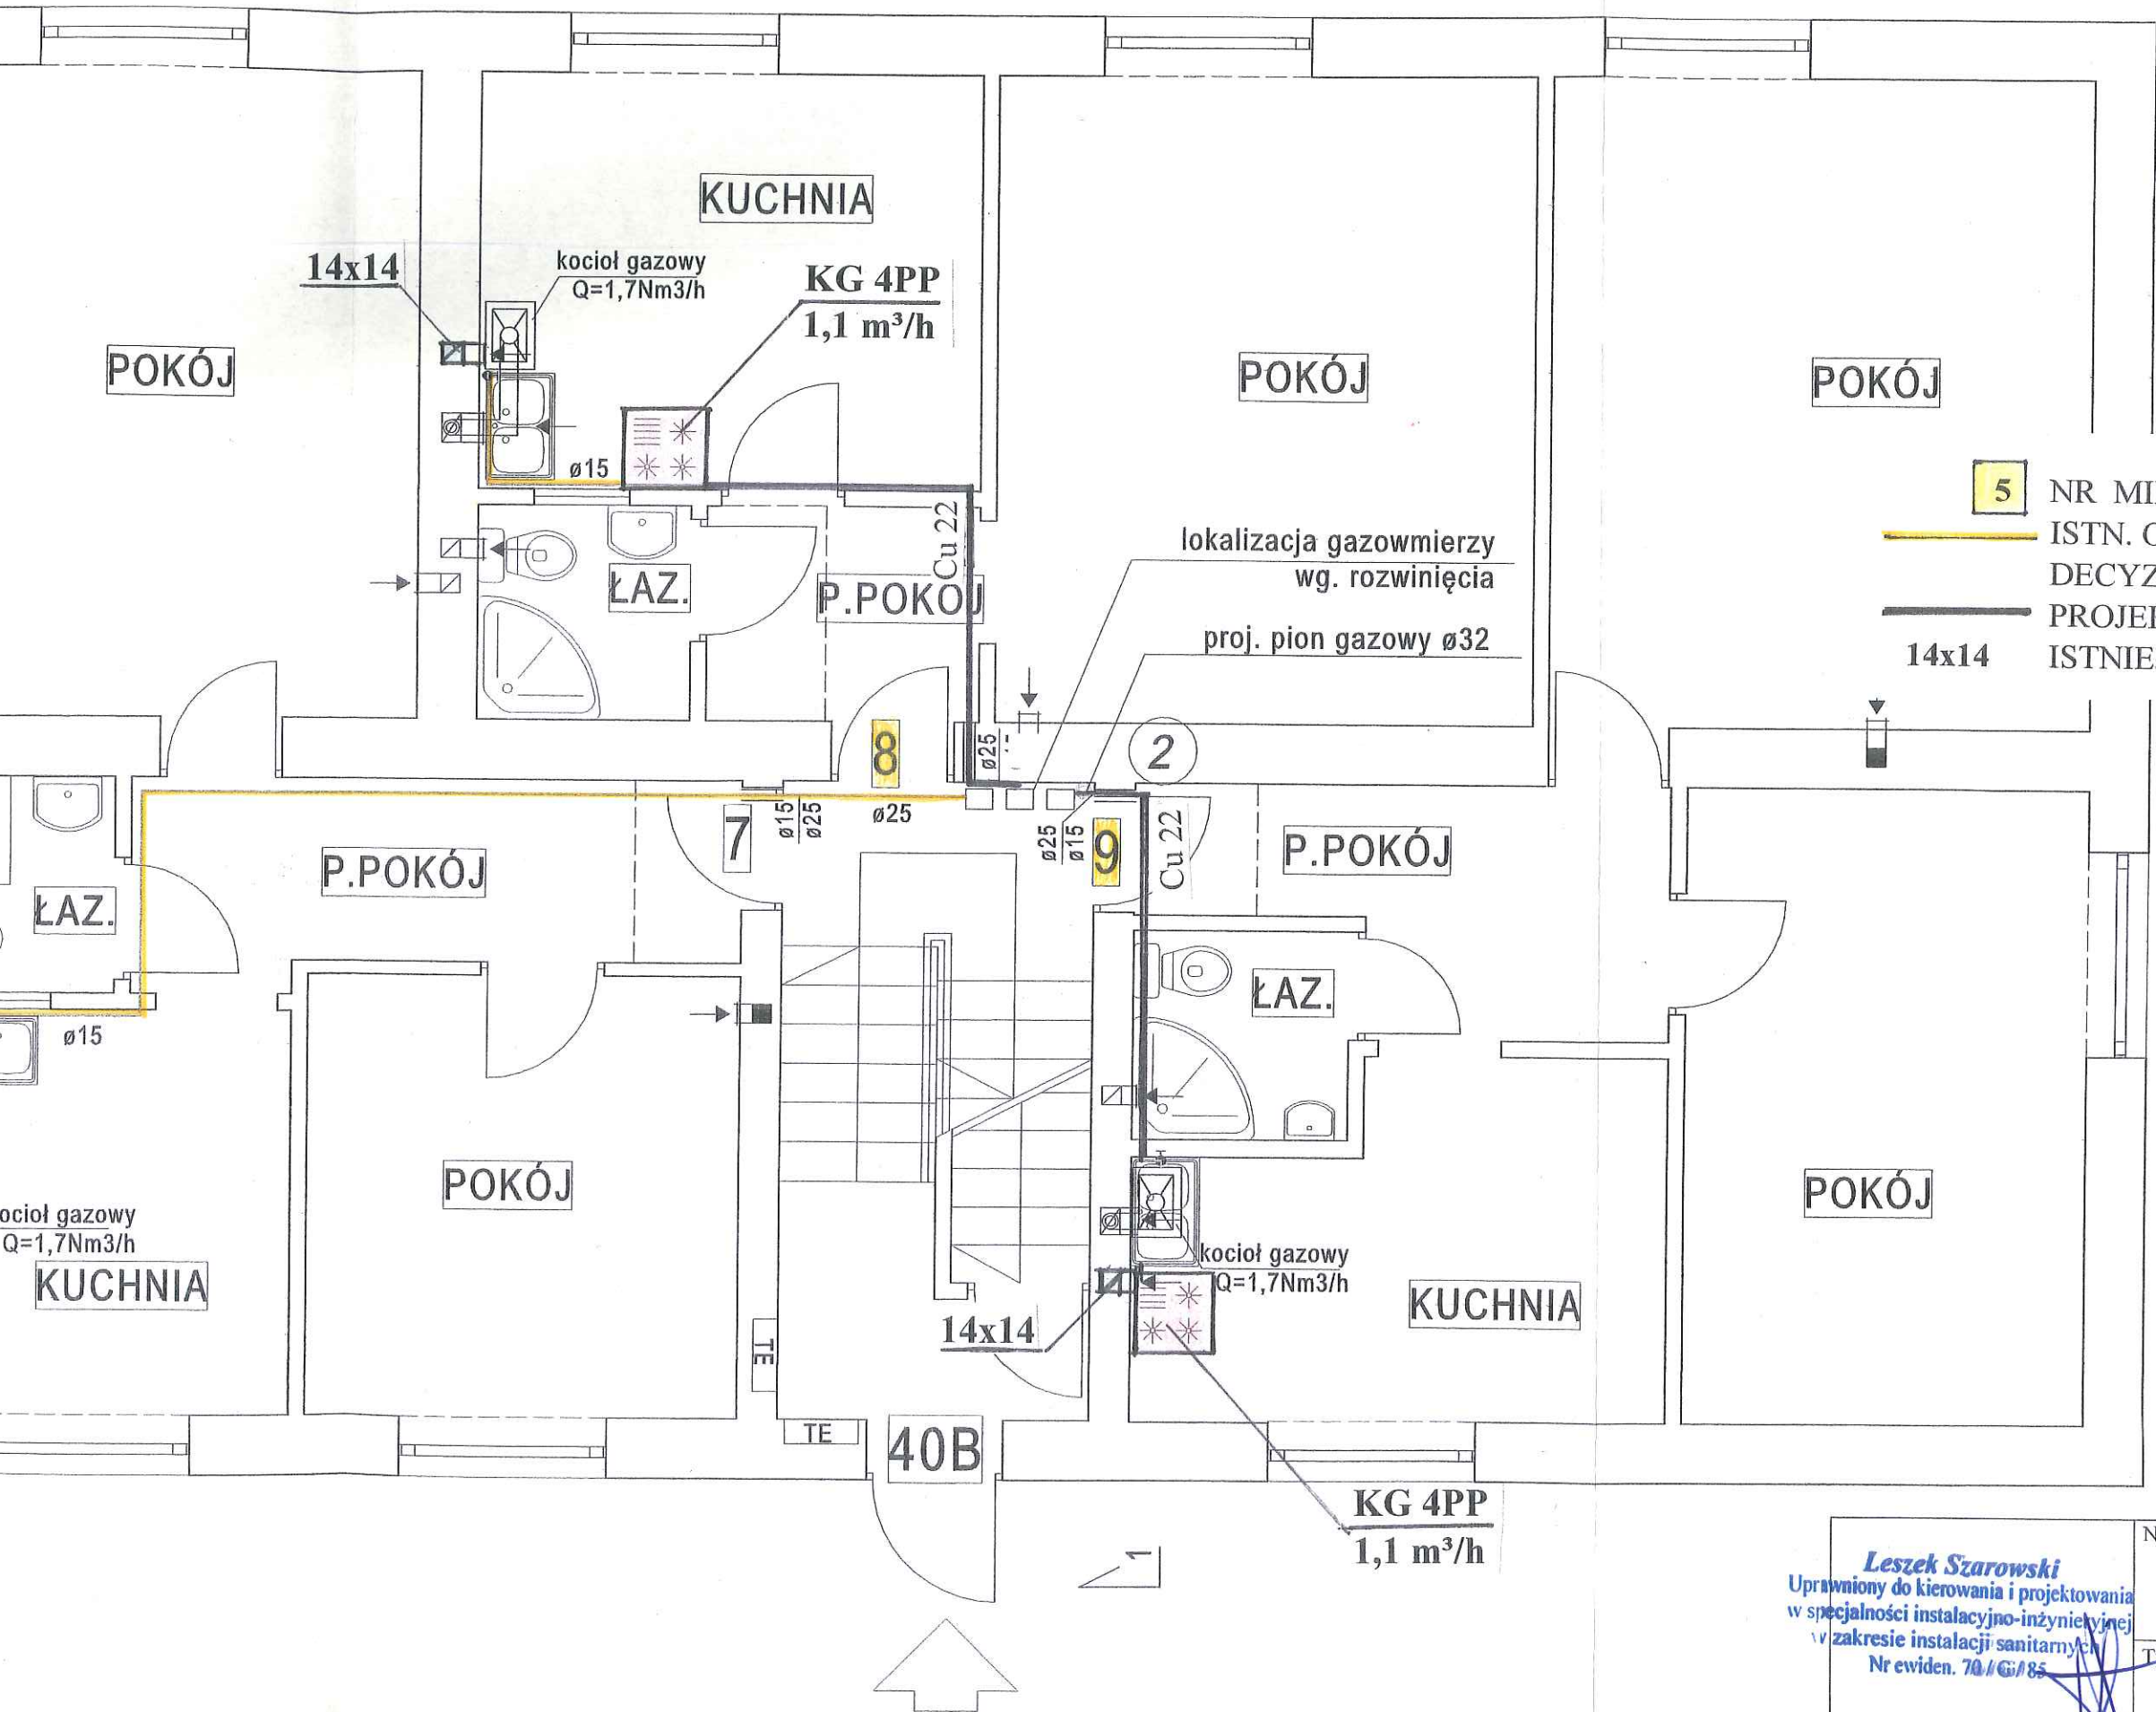


- 5 NR MIESZKANIA
ISTN. OPRACOWANIE PROJEKTOWE
DECYZJA NR 645, WB.6740.576.2018.DP
PROJEKTOWANA ROZBUDOWA INSTALACJI
14x14 ISTNIEJACY KANAŁ WENTYLACYJNY W CM

Leszek Szarowski
Uprawniony do kierowania i projektowania
w specjalności instalacyjno-inżynierskiej
w zakresie instalacji sanitarnych
Nr ewiden. 70/G/85

Nazwa i adres odbiorcy: BUDYNEK MIESZKALNY WIELORODZINNY 43-440 CISOWNICA, UL. CISOWA 40	Data: 11.2018
Tytuł: ROZBUDOWA WEWNĘTRZNEJ INSTALACJI GAZOWEJ W MIESZKANIU NR 8,9,5,6 RZUT PARTERU	Skala: 1 : 50
	Nr rys: G - 2

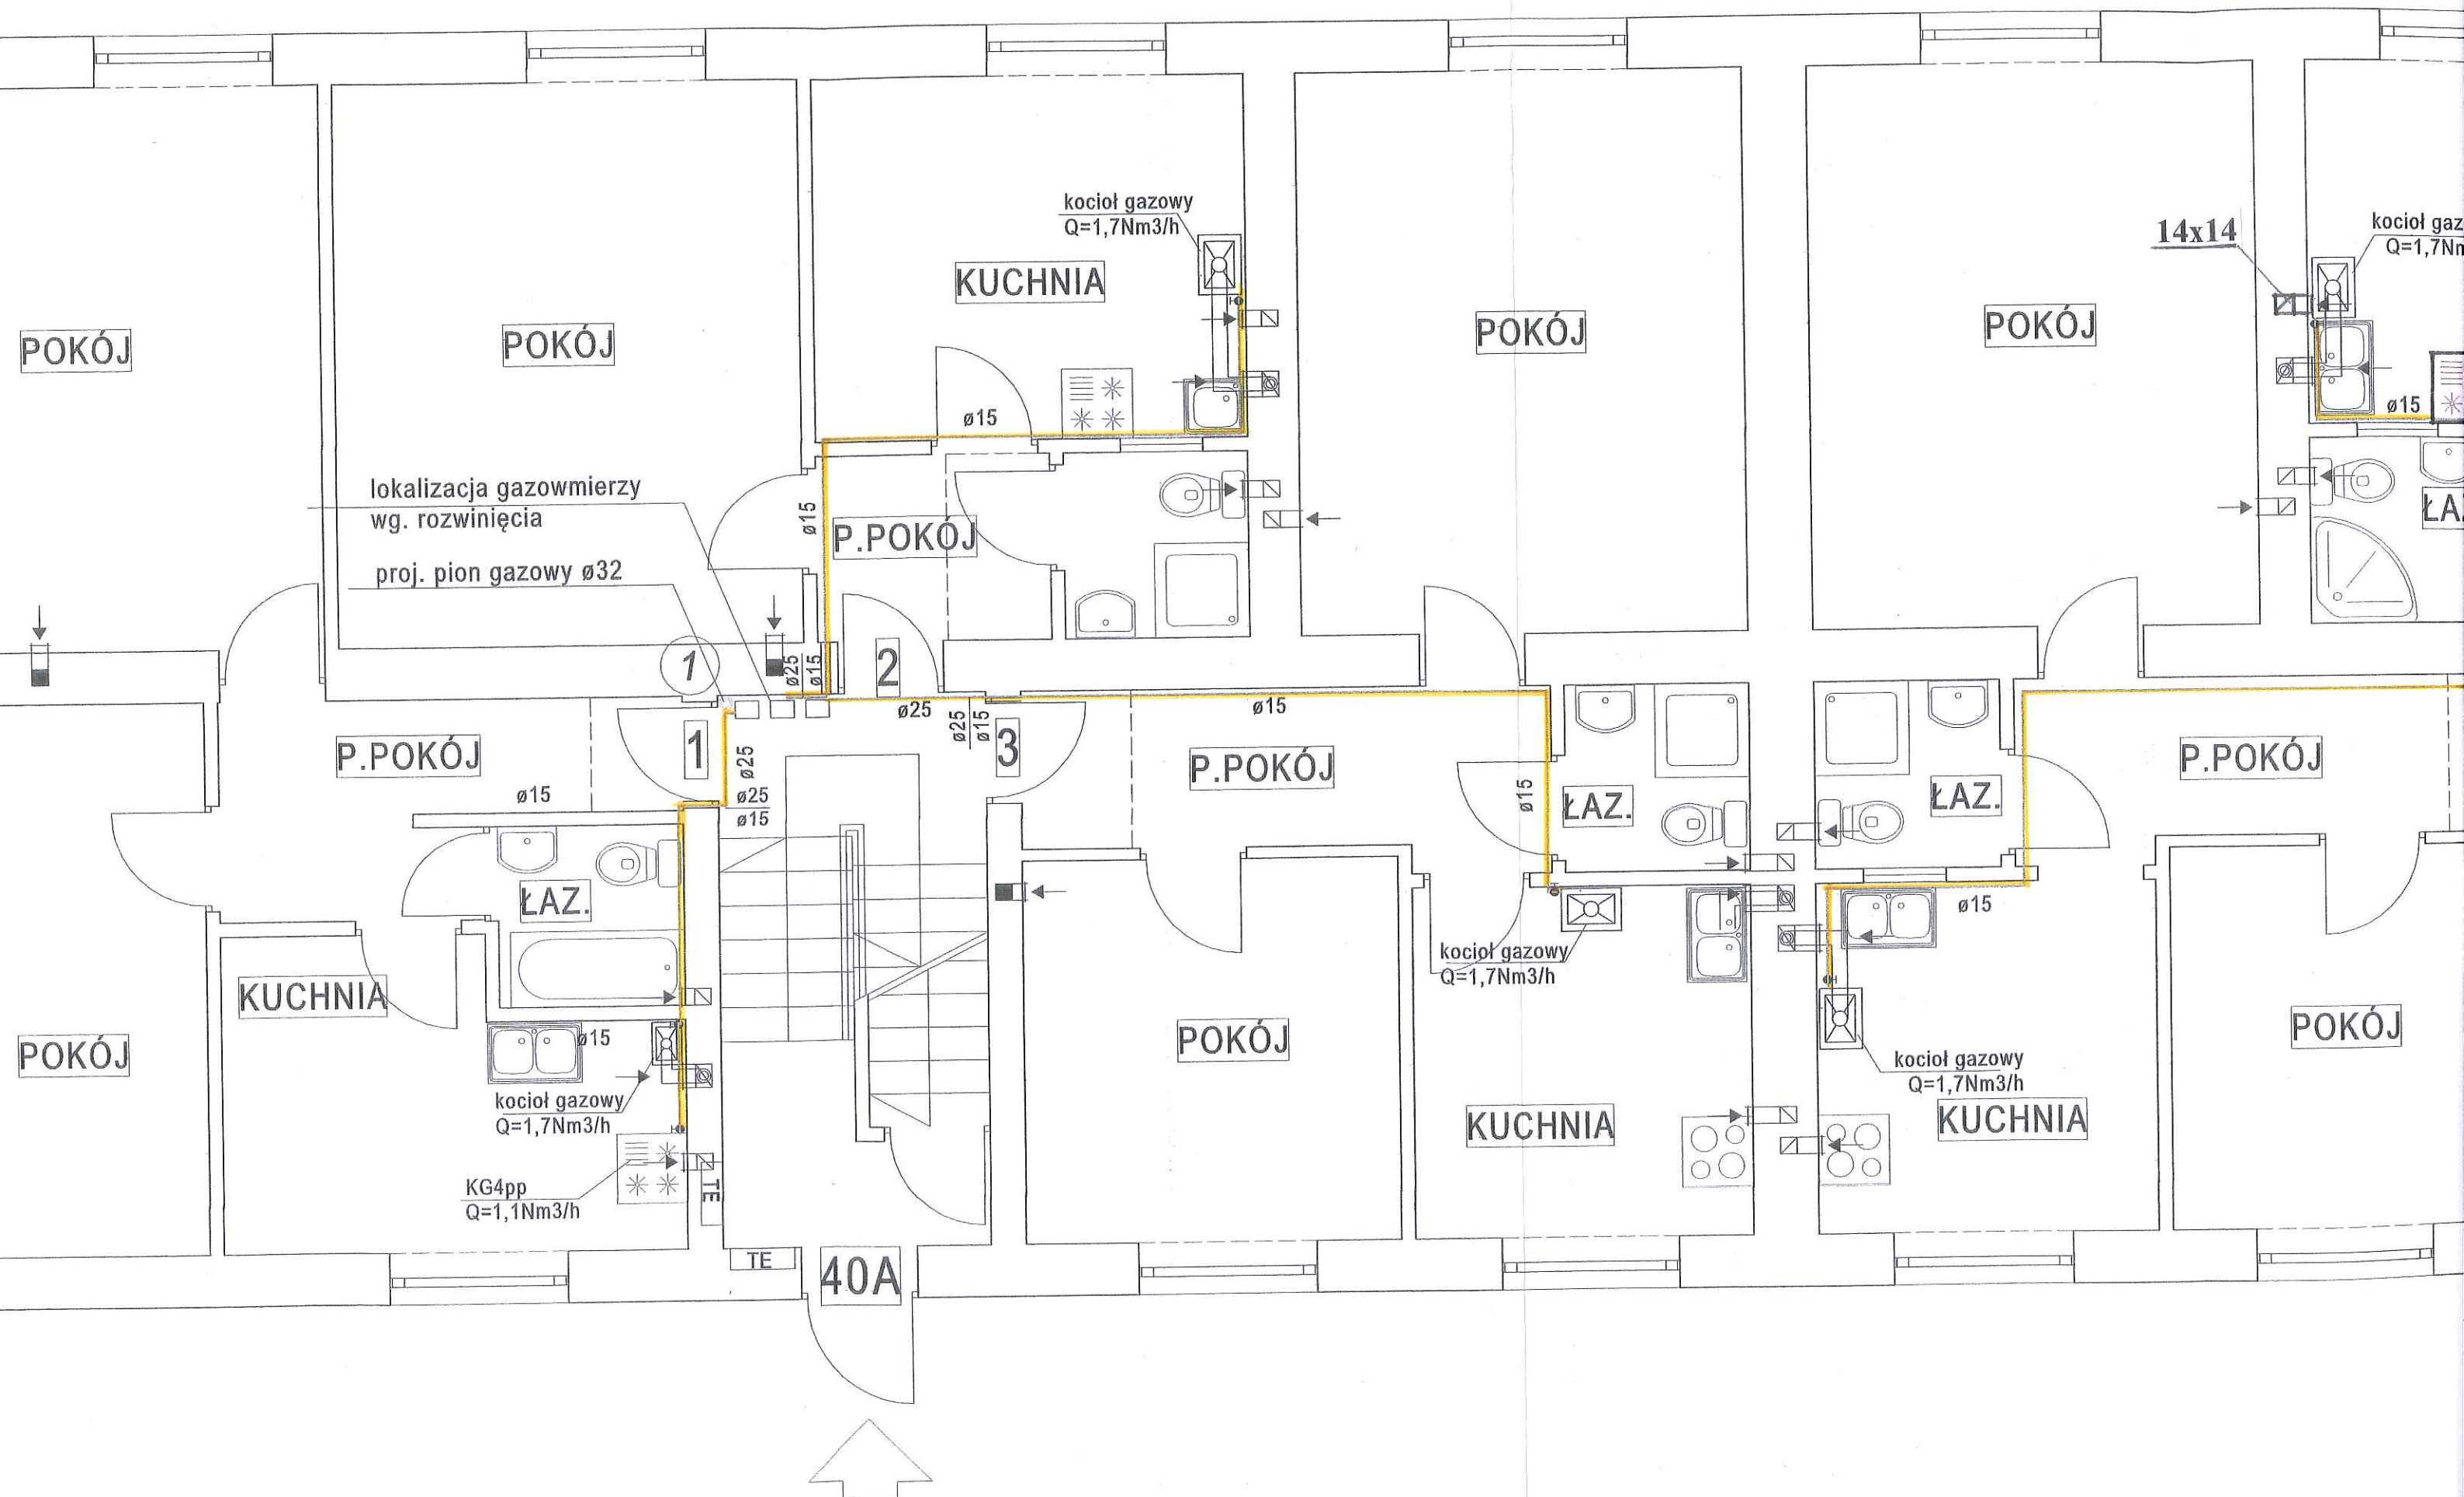

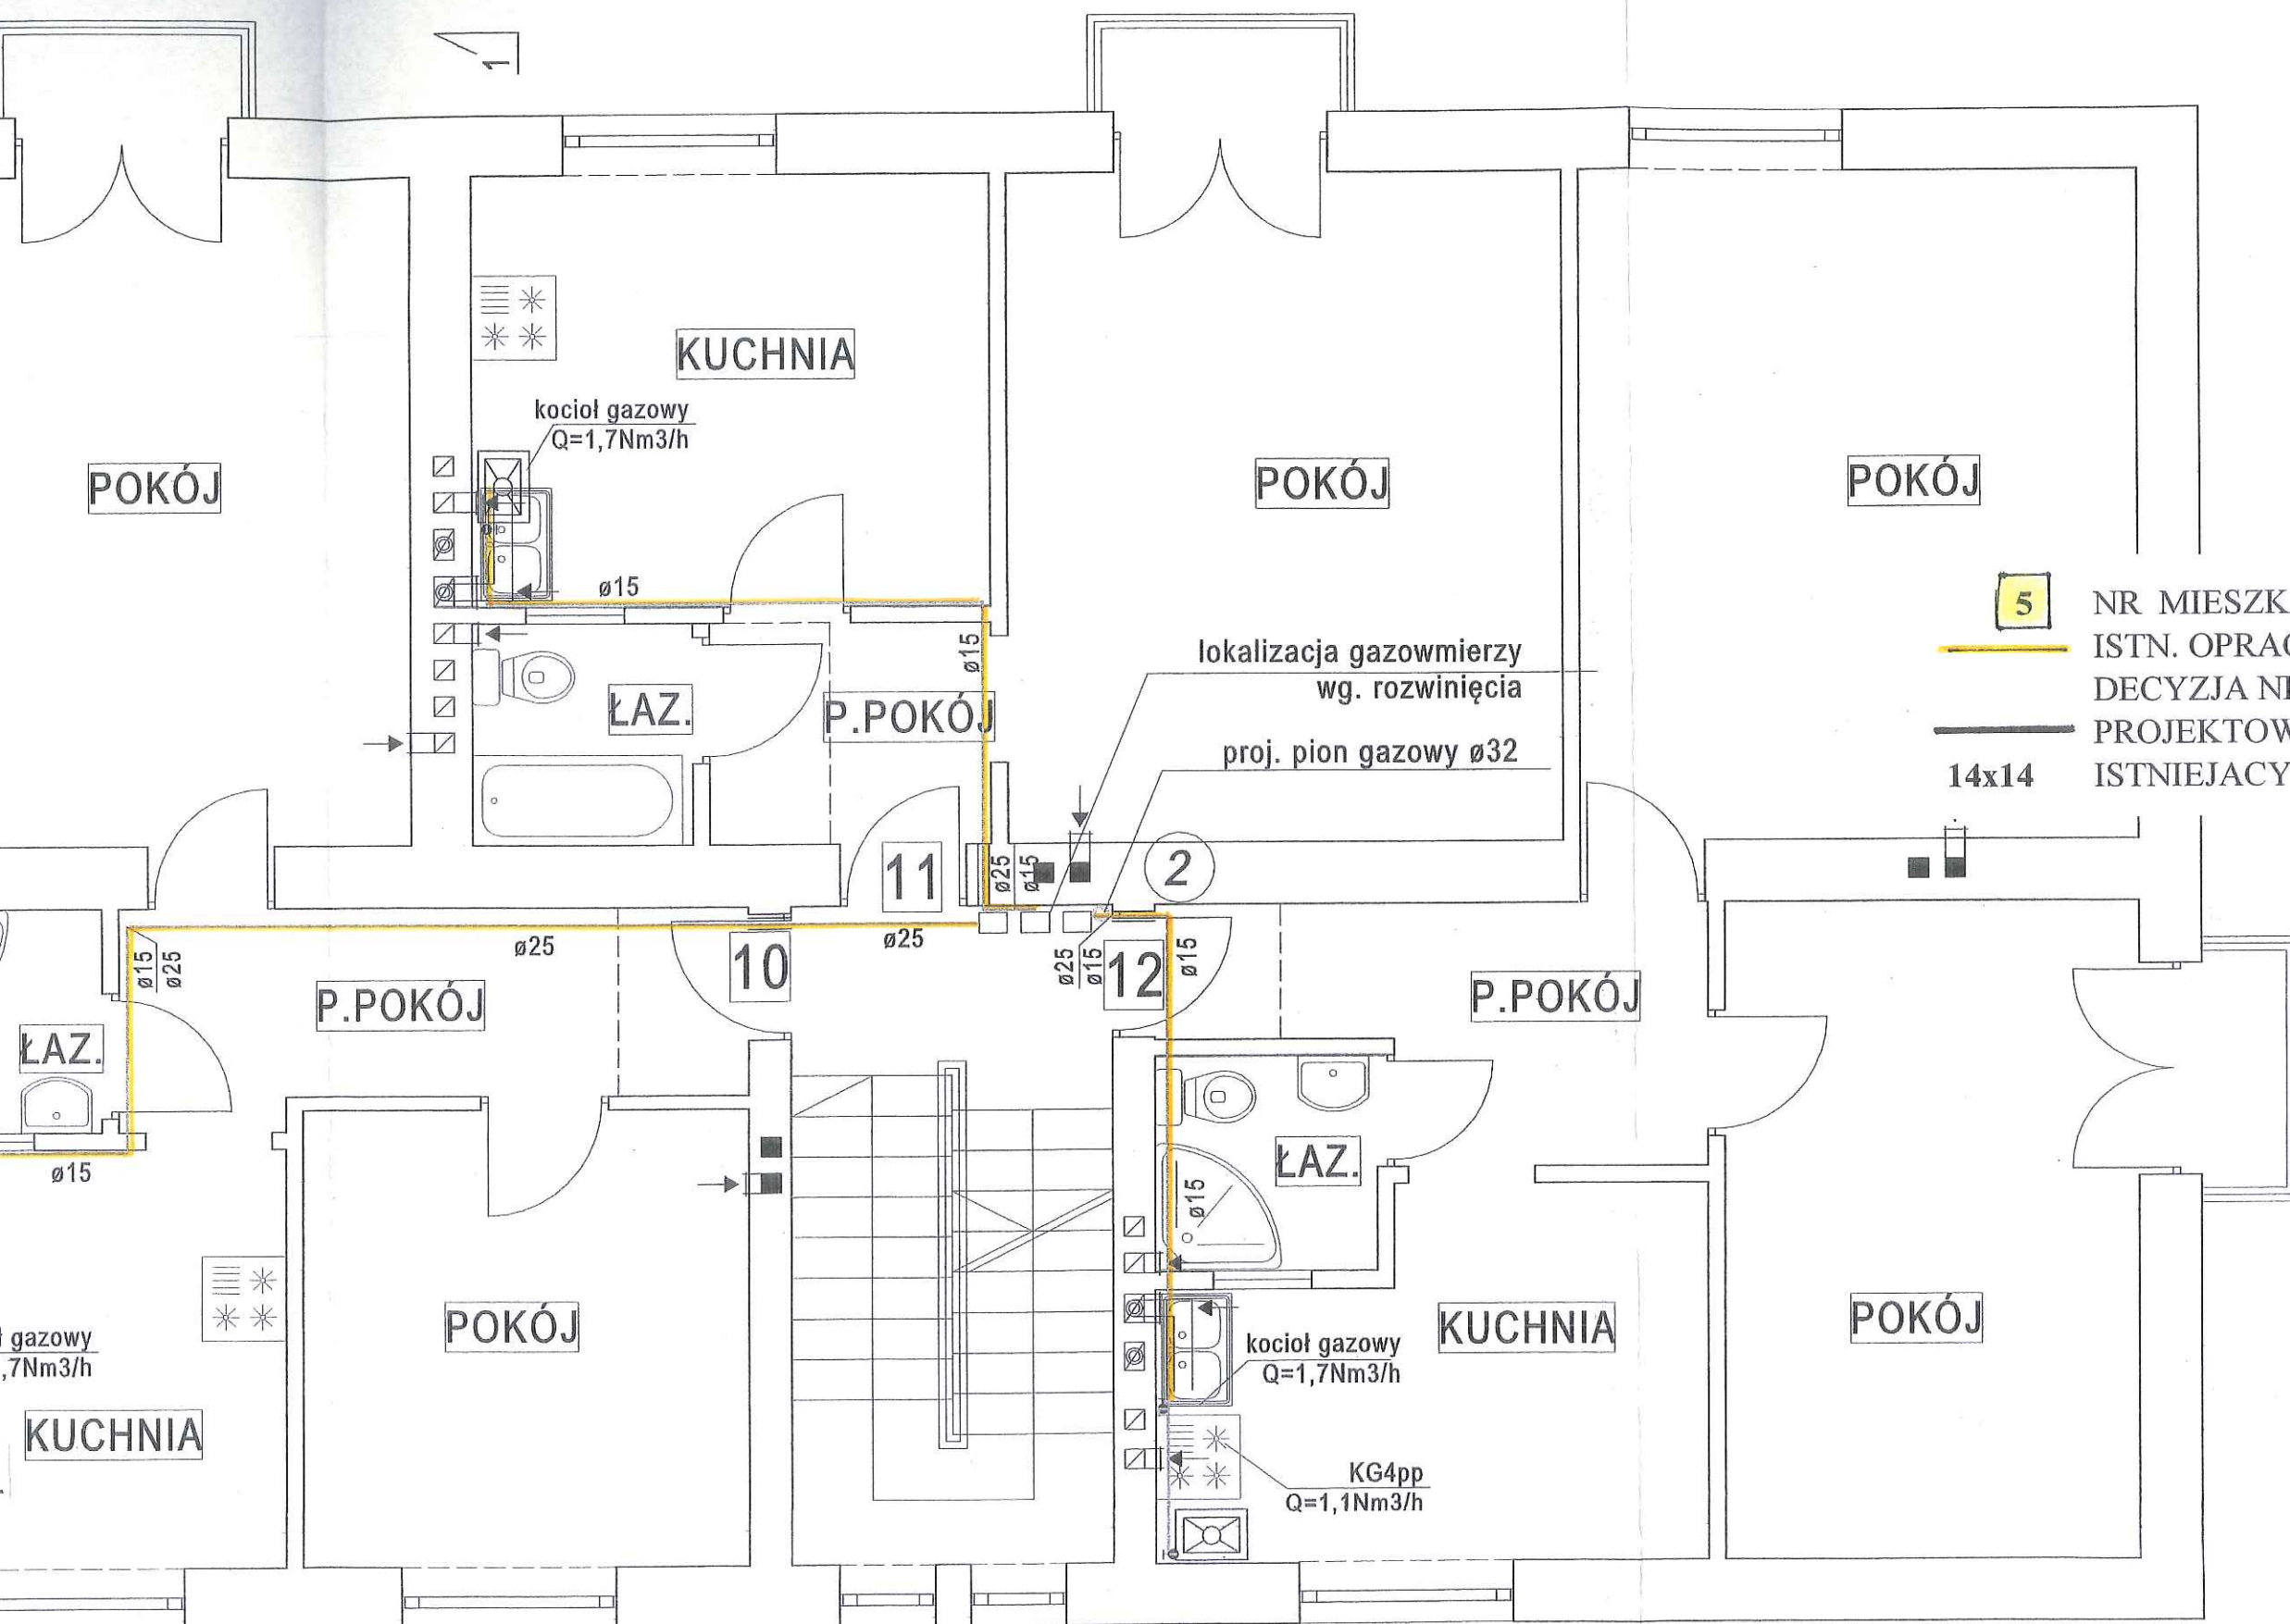



- 5 NR MIESZKANIA
ISTN. OPRACOWANIE PROJEKTOWE
DECYZJA NR 654, WB.6740.622.2018.DP
PROJEKTOWANA ROZBUDOWA INSTALACJI
14x14 ISTNIEJACY KANAŁ WENTYLACYJNY W CM

Leszek Szarowski
uprawniony do kierowania i projektowania
w specjalności instalacyjno-inżynierskiej
w zakresie instalacji sanitarnych
Nr ewiden. 70/G/85


Nazwa i adres odbiorcy:
BUDYNEK MIESZKALNY
WIELORODZINNY
43-440 CISOWNICA, UL. CISOWA 40
Tytuł: ROZBUDOWA WEWNĘTRZNEJ
INSTALACJI GAZOWEJ W MIESZKANIU
NR 8,9,5,6
RZUT PIĘTRA

Data:
11.2018
Skala:
1:500
Nr rys:
G - 3

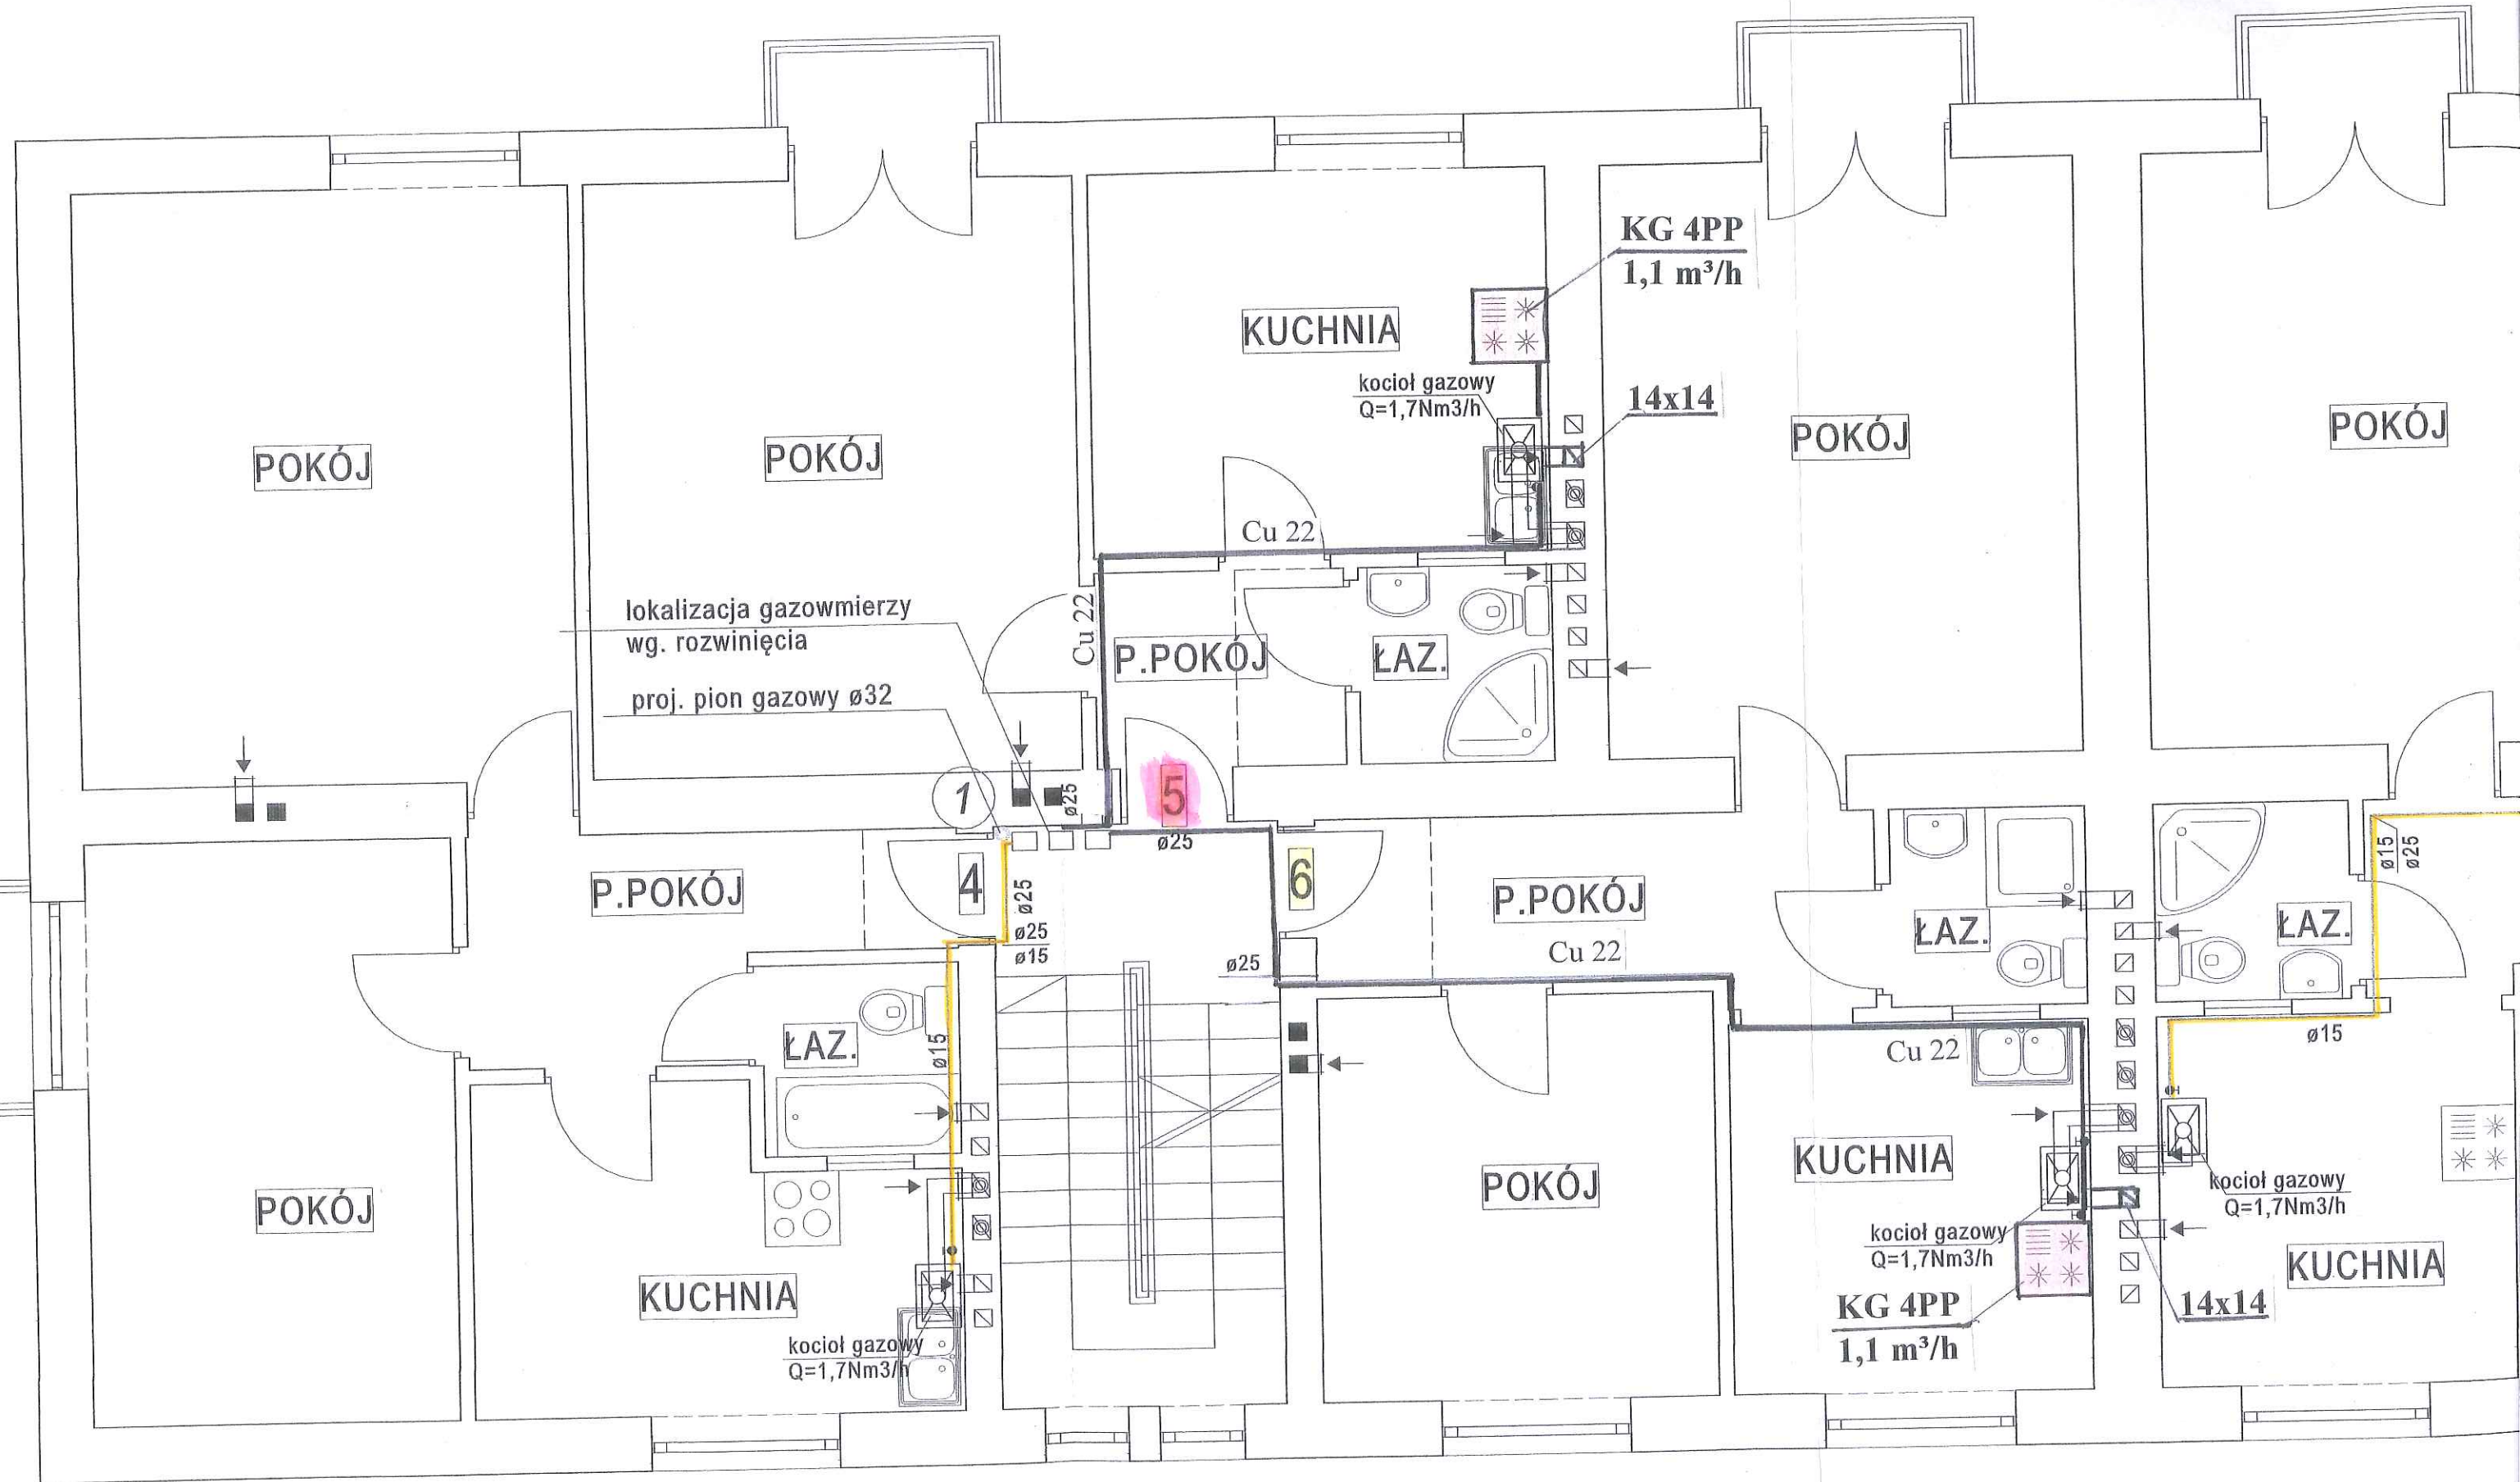

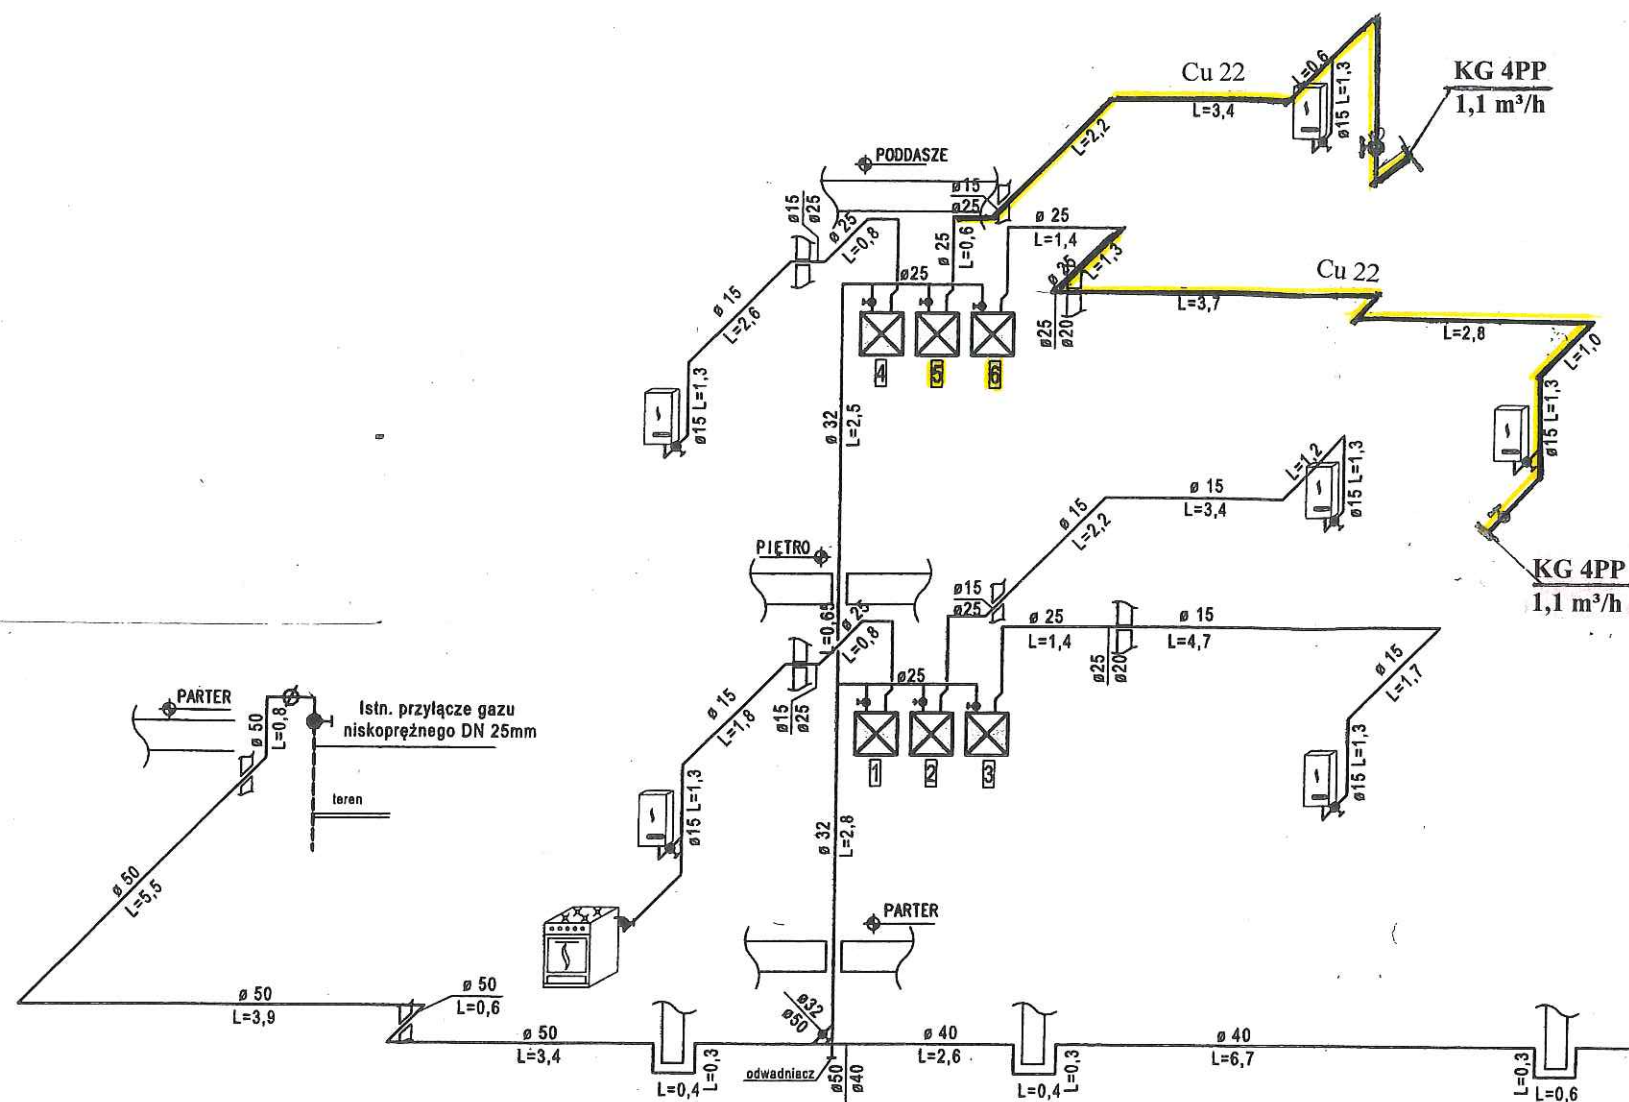

KLATKA "A"

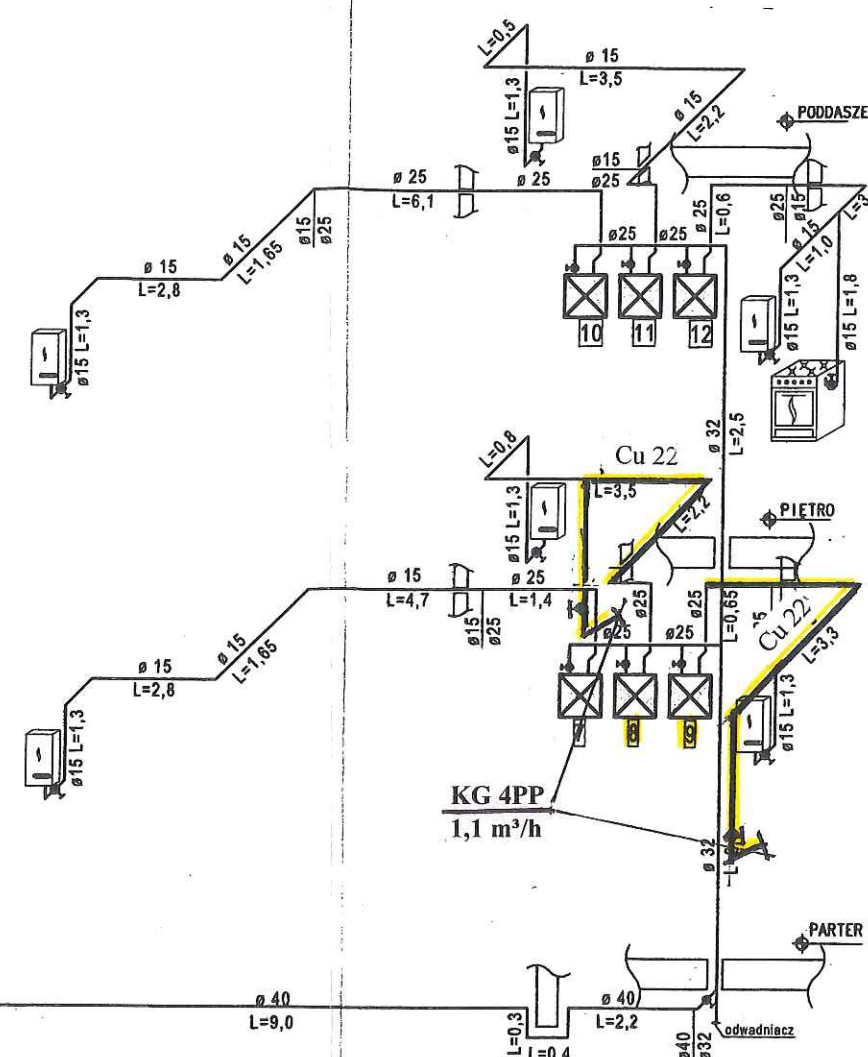

KLATKA "B"

— Rozbudowa instalacji gazowej

STAROSTA CIESZYŃSKI
DECYZJA NR. 1056
Z DNIA 2019-07-31
ZNAK SPRAWY: WB-6740.576.2018/2019
ZATWIERDZA PROJEKT BUDOWLANY

z up. Starosty
Małgorzata Kosior
p.o. Zastępcy Naczelnika Wydziału
Architektury i Budownictwa

Leszek Szarowski
Uprawniony do kierowania i projektowania
w specjalności instalacyjno-inżynierskiej
w zakresie instalacji sanitarnych
Nr ewiden. 70/G/85

Nazwa i adres odbiorcy:
BUDYNEK MIESZKALNY
WIELORODZINNY
43-440 CISOWNICA, UL. CISOWA 40
Tytuł: ROZBUDOWA WEWNĘTRZNEJ
INSTALACJI GAZOWEJ W MIESZKANIU
NR 8,9,5,6
ROZWINIĘCIE INSTALACJI

Data:
11.2018
Skala:
1 : 100
1 : 50
Nr rys:
G - 4